


DETAIL ULOŽENÍ KANALIZAČNÍCH TRUB Z PP
DLE ČSN EN 1610

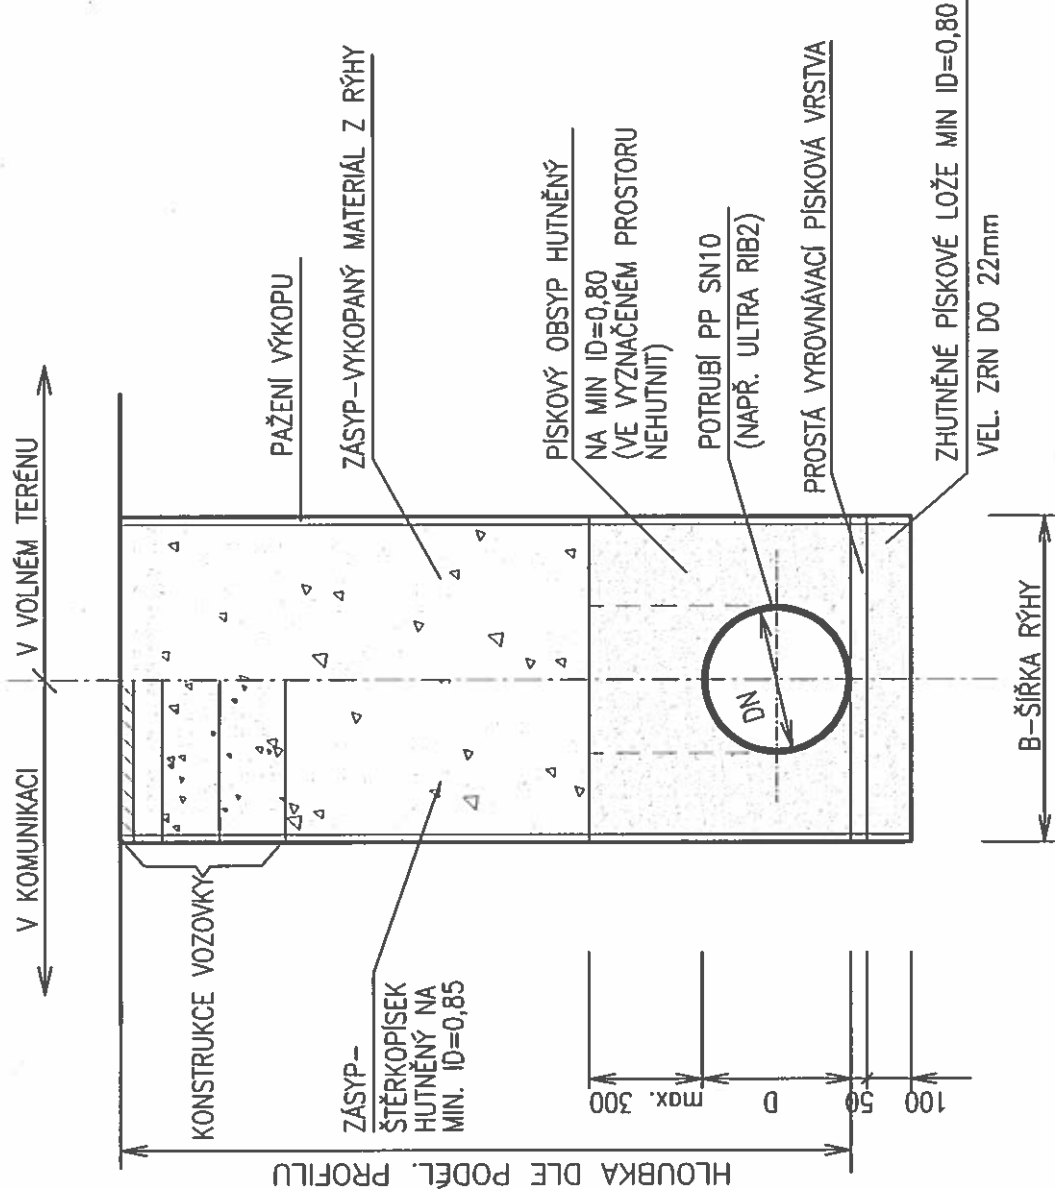

- SOUVISEJÍCÍ DOKUMENTY:
- TECHNICKÁ ZPRÁVA HP4-6-96359
 - SITUACE DEŠŤOVÉ KANALIZACE HP4-2-92372
 - PODÉLNÉ PROFILY DEŠ KANALIZACE HP4-4-92468
 - VZOROVÉ ULOŽENÍ ŽB TRUB HP4-3-33879
 - VZOROVÁ VSTUPNÍ KANALIZAČNÍ ŠACHTA HP4-3-33880
 - VZOROVÁ ŠACHTA DOMOVNÍCH PŘÍPOJEK HP4-3-33881
 - VÝÚSTNÍ OBJEKT HP4-2-92373
 - ŘEZY ULOŽENÍ INŽENÝRSKÝCH SÍTÍ HP4-2-92374
 - TABULKA KANALIZAČNÍCH PŘÍPOJEK HP4-3-33882
 - VÝPIS VSTUPNÍCH ŠACHET HP4-6-96360
 - VÝPIS ŠACHET DOMOVNÍCH PŘÍPOJEK HP4-6-96361

DOKUMENTACE JE DUŠEVNÍM MAJETKEM FIRMY HUTNÍ PROJEKT Frýdek-Místek a.s. A NESMÍ BÝT POUŽITA BEZ JEJÍHO VĚDOMÍ.

a)					
OZN.	ZMĚNA	DATUM	PROVEDL	KONTROLA	
VYPRACOVAL	ING. MIROSLAV KÁLAL				HUTNÍ PROJEKT FRÝDEK-MÍSTEK HUTNÍ PROJEKT Frýdek-Místek a.s.
PROJEKTANT	ING. MIROSLAV KÁLAL				
SCHVÁLIL	ING. PŘEMYSL ŠIMEK <i>12.12.17</i>				
KONTROLOVAL	PAVEL DVOŘÁK <i>12.12.17</i>				DATUM 03/2017
INVESTOR	Obec Stonava				ÚČEL PROVÁDĚNÍ STAVBY
MÍSTO STAVBY	STONAVA				
STAVBA	VÝSTAVBA INŽ.SÍTÍ STONAVA - NOVÝ SVĚT - 1.ETAPA - AKTUALIZACE DPS DOKUMENTACE OBJEKTŮ SO 103 DEŠŤOVÁ KANALIZACE				Č. ZAK. 10669-003-000
					ARCHIVNÍ ČÍSLO HP4-3-33878
					LISTŮ POČET A4 2
					MĚŘÍTKO 1:20
					POŘADOVÉ Č. 04
					VZOROVÉ ULOŽENÍ PP POTRUBÍ

POZNÁMKY:
VŠECHNY VÝKOPY HLUBŠÍ NEŽ 1,2m BUDU ŘÁDNĚ PAŽENY NEBO SVAHOVÁNY !!!