


Vypracoval	Ing. M. KOTAS	Ing. Michael KOTAS Cihelní 2581/81 Ostřava Revisory: 1453473195 1453473362	
Kontroloval	Ing. M. KOTAS		
Investor	OBEC STONAVA, STONAVA 730, 735 34 STONAVA	Mikro kabelář	
Stavba	ODKANALIZOVÁNÍ ČÁSTI OBCE STONAVA LOKALITA Č.2	Zakázka 02210	
Objekt	PS1-01-ELEKTROINSTALACE ČS1, ČS2, ČS3	Stupeň projekt	
		Datum III.2010	
		Měřítko 1:500	
Název	ELEKTRICKÉ ZAŘÍZENÍ	t A4	
		2	
Obsah	SITUACE ČS1	02210-E-2	

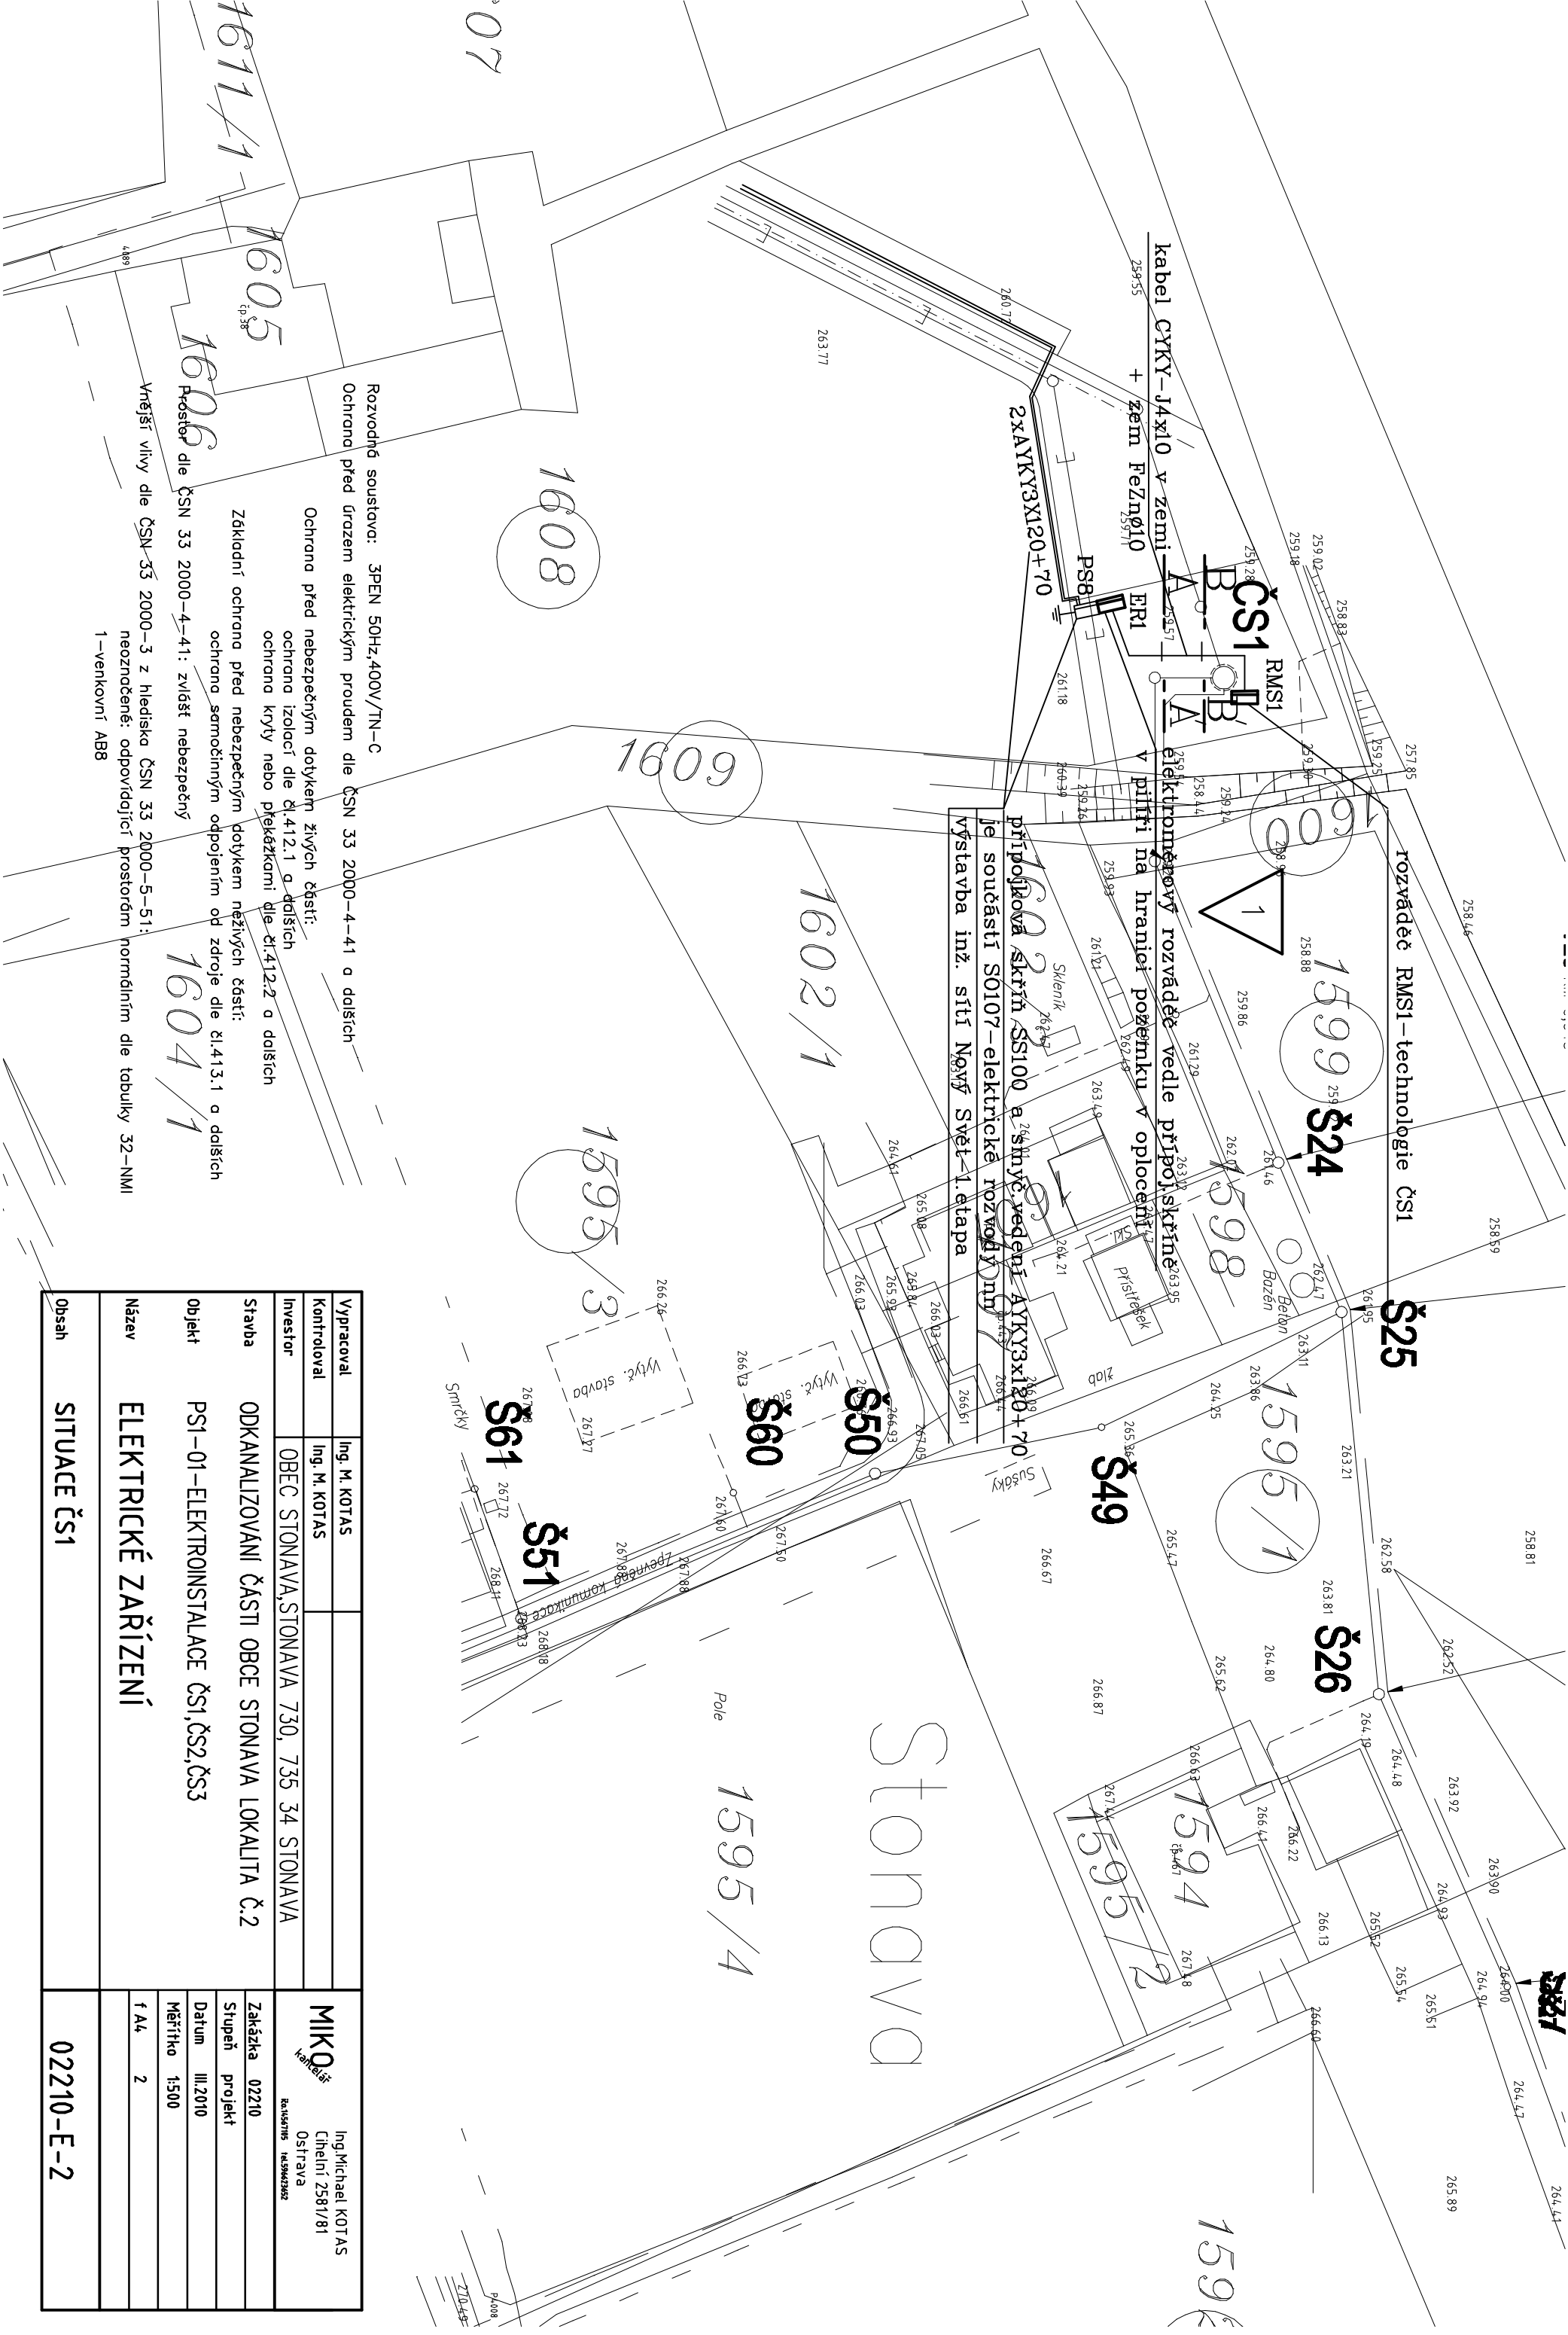

Rozvodná soustava: 3PEN 50Hz,400V/TN-C  
Ochrana před úrazem elektrickým proudem dle ČSN 33 2000-4-41 a dalších  
Ochrana před nebezpečným dotykem živých částí:  
ochrana izolací dle čl.412.1 a dalších  
ochrana krytů nebo překážkami dle čl.412.2 a dalších  
Základní ochrana před nebezpečným dotykem neživých částí:  
ochrana samočinným odpojením od zdroje dle čl.413.1 a dalších  
Prostor dle ČSN 33 2000-4-41: zvlášť nebezpečný  
Vnější vlivy dle ČSN 33 2000-3 z hlediska ČSN 33 2000-5-51:  
neoznačené: odpovídající prostorům normálním dle tabulky 32-NMI  
1-venkovní ABB