


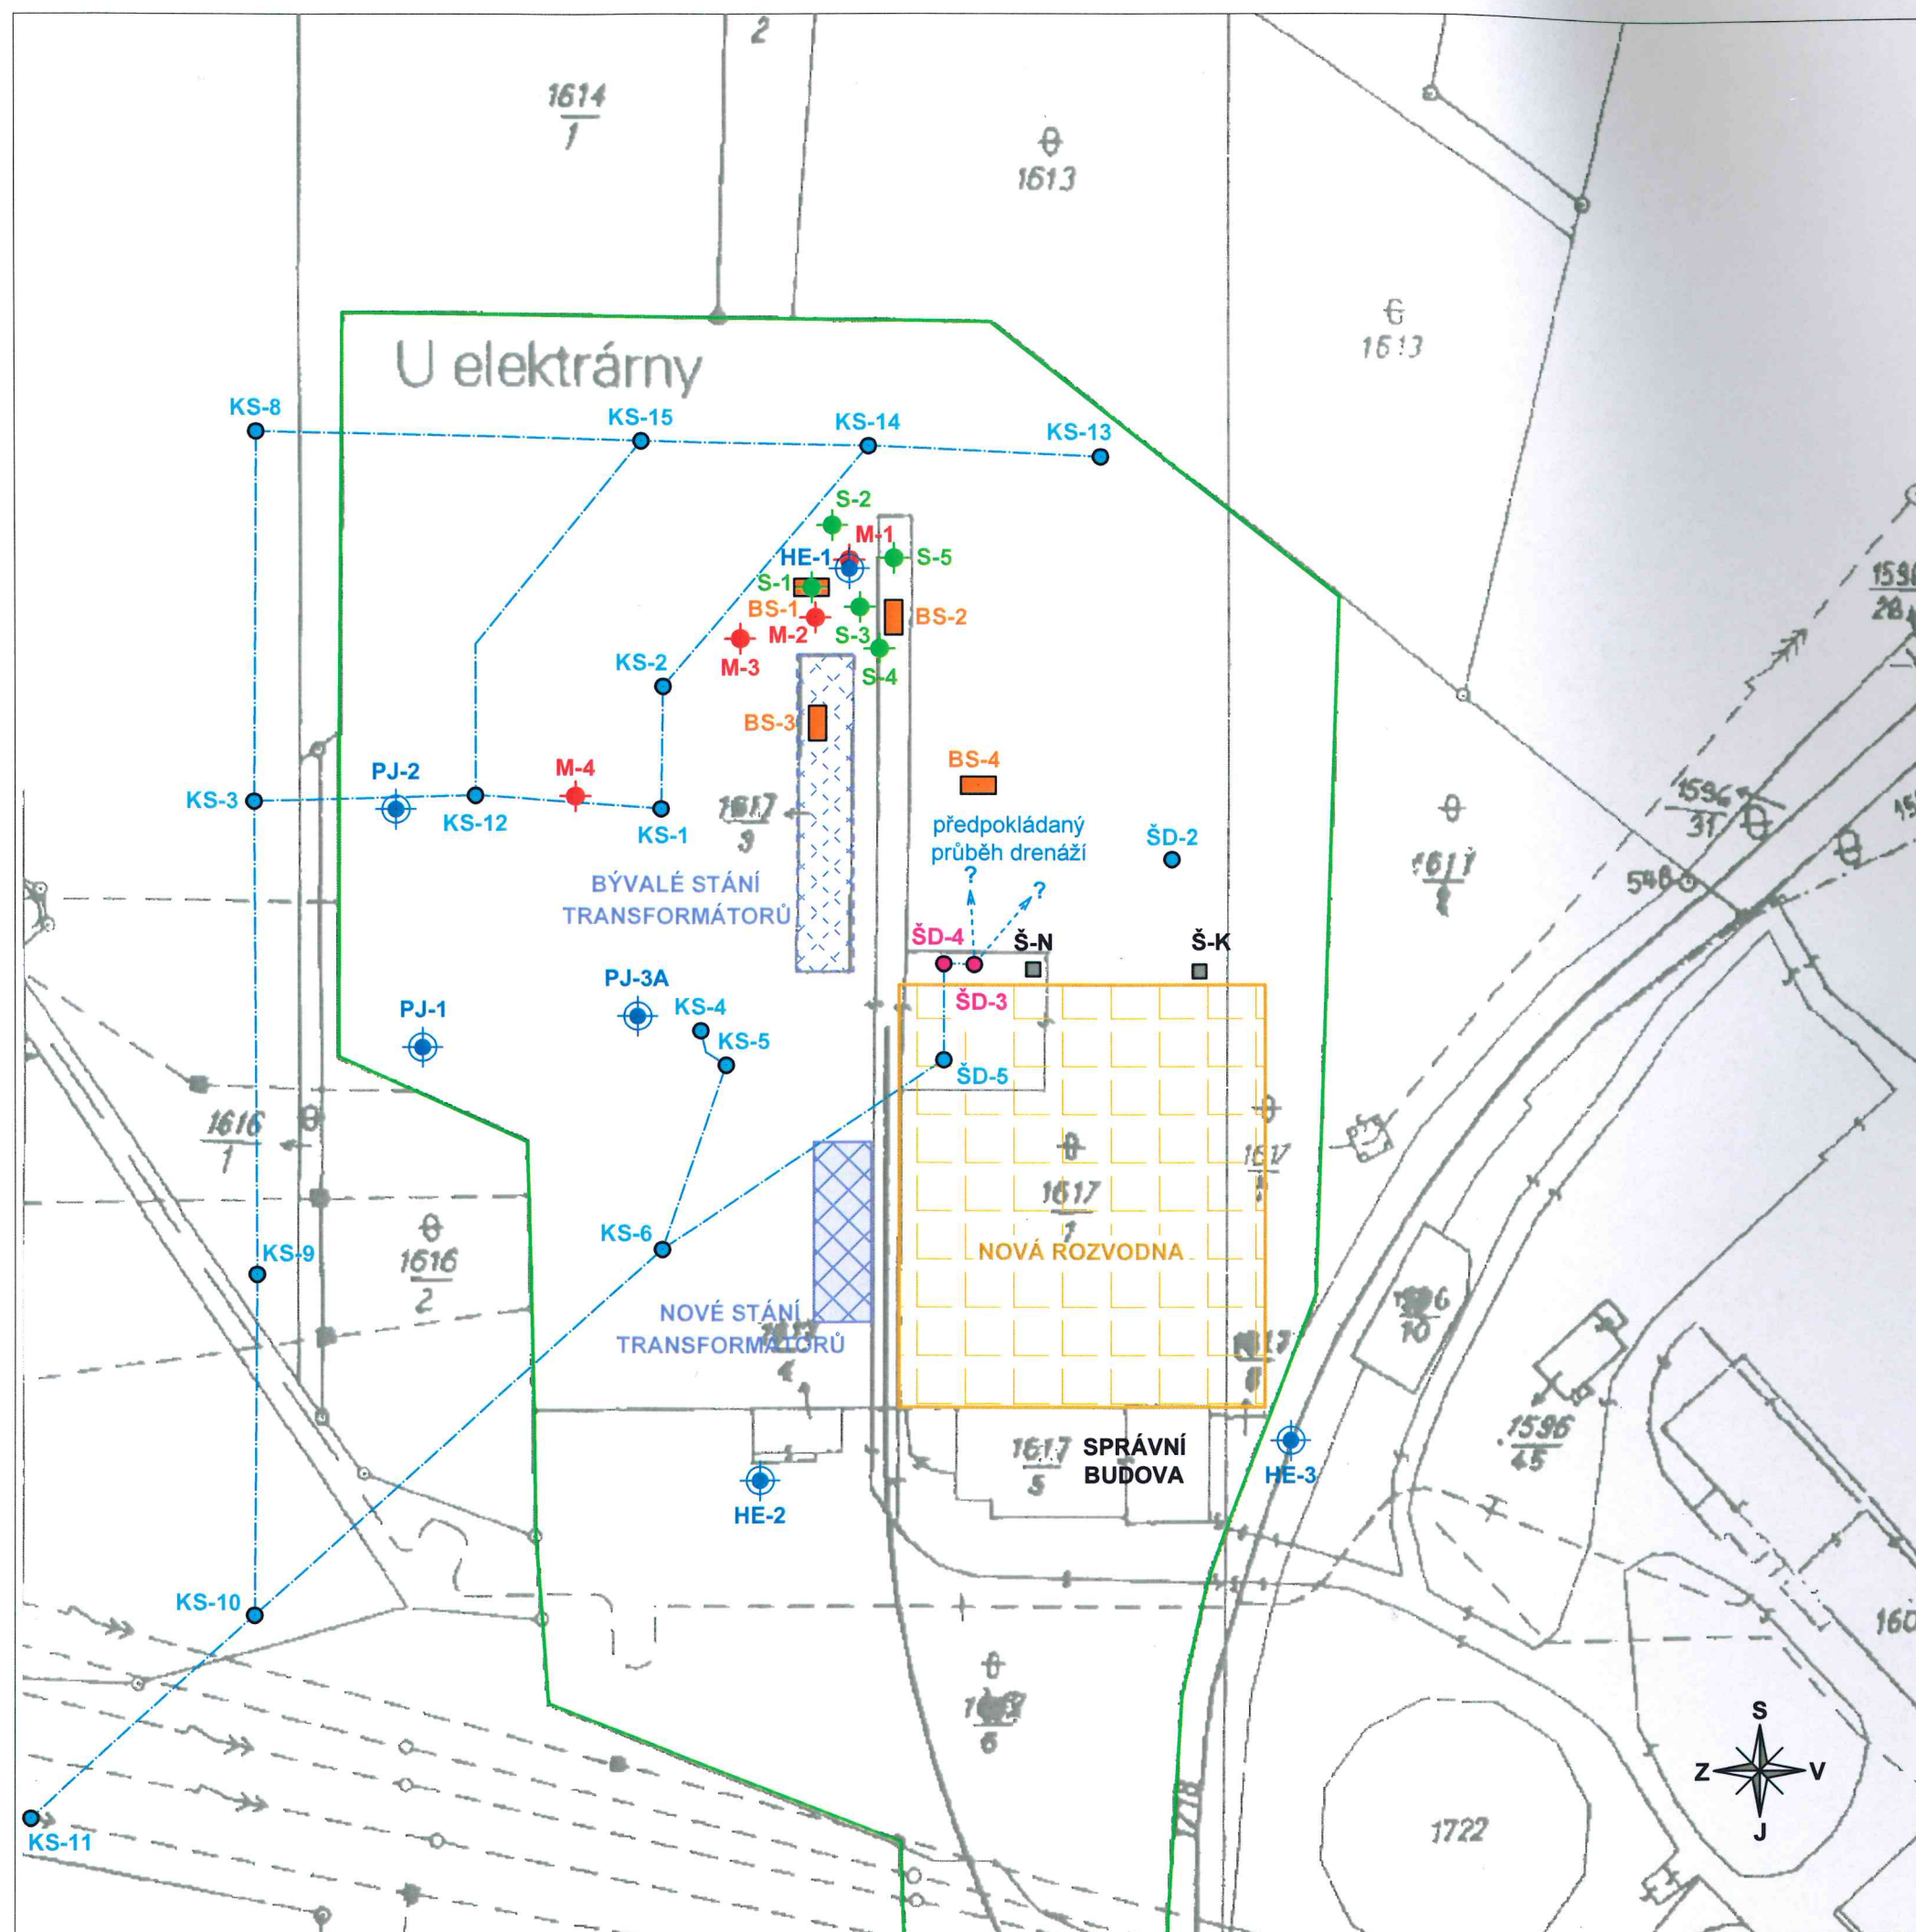

ROZVODNA E.ON MYDLOVARY
situace průzkumných objektů
v katastrální mapě
měřítko 1:1000

LEGENDA:

stávající HG objekty

-  **HE, PJ** - vystrojené monitorovací vrty
-  **M-1 až M-4** - ručně vrtané průzkumné sondy (2008)
-  **KS** - kanalizační šachty
-  **Š-K** - šachta kabelová
-  **Š-N** - šachta nová
-  **ŠD-3,4** - kontaminované drenážní šachty

nové průzkumné objekty (2013)

-  **S-1 až S-5** - ručně vrtané průzkumné sondy
-  **BS-1 až BS-4** - strojně kopané průzkumné sondy
-  - hranice areálu