


PŮDORYS
M 1:50

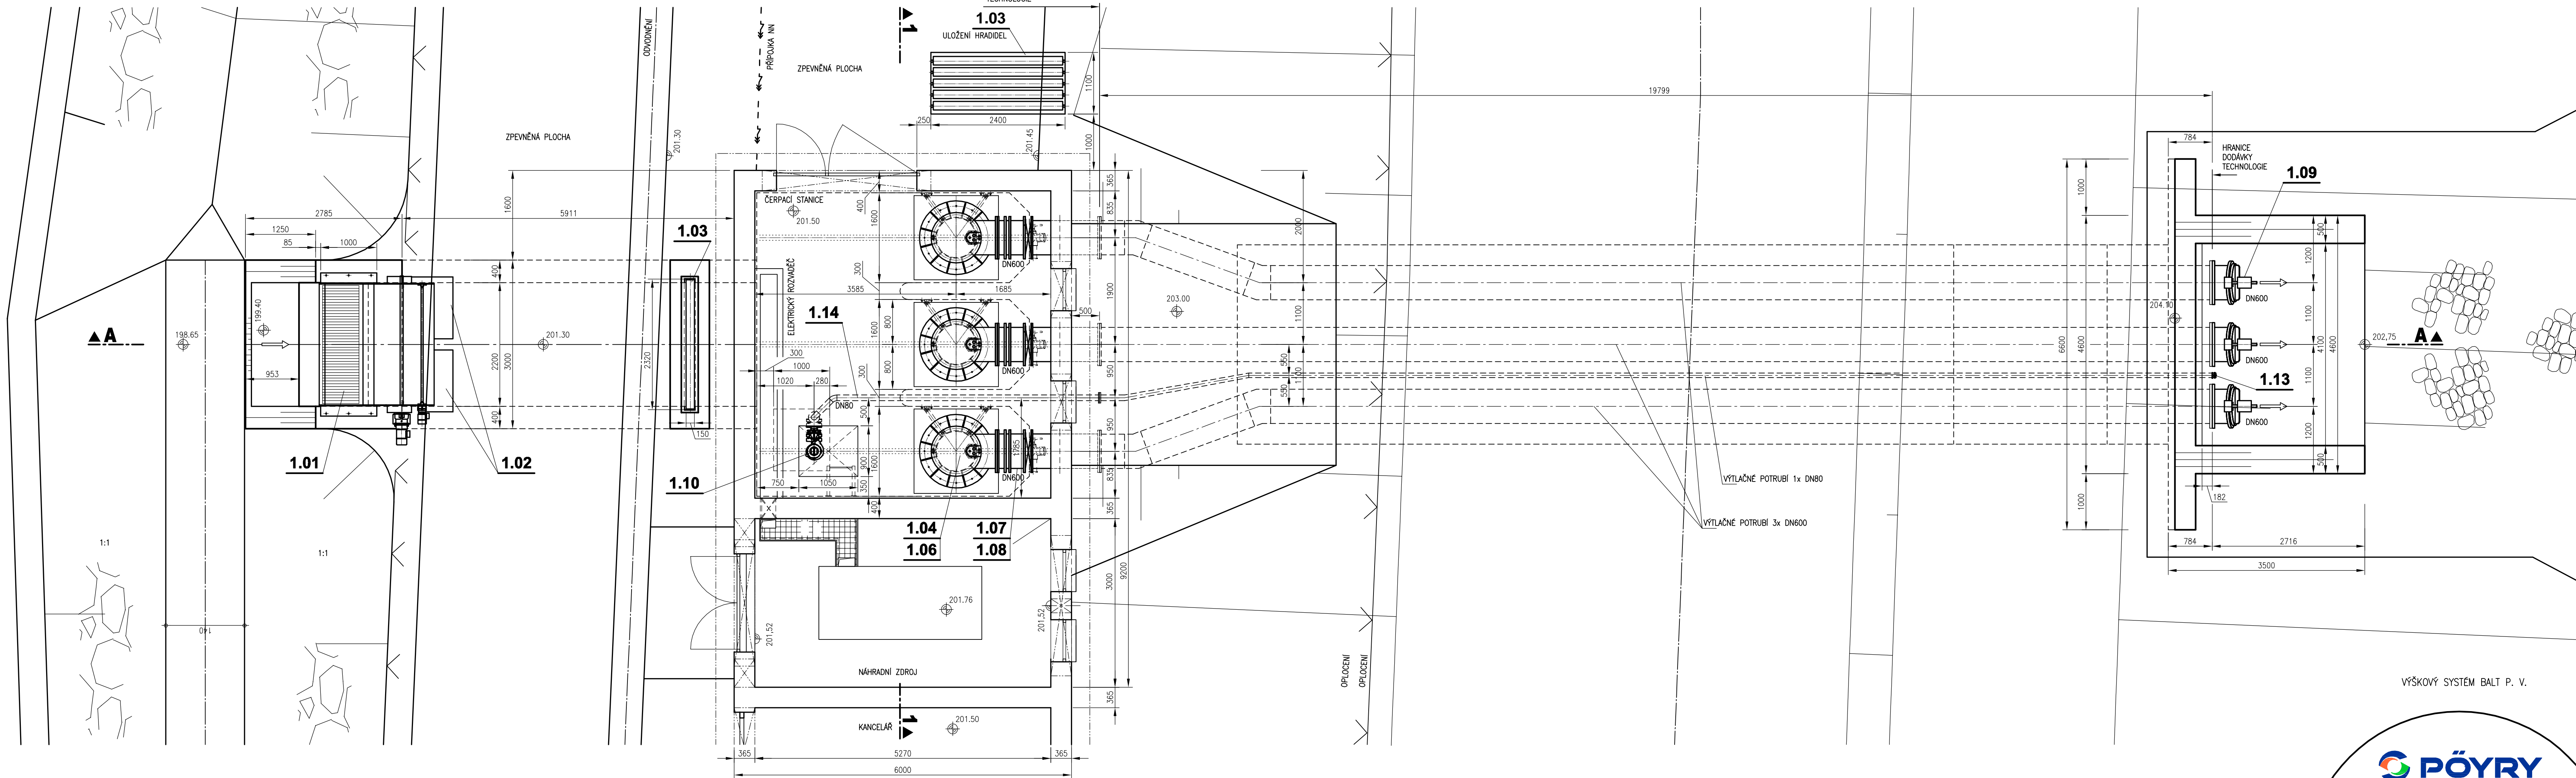

VÝŠKOVÝ SYSTÉM BALI P. V.

PÖYRY

Pöyry Environment a.s. Bolaničská 634/56, 602 00 Brno Tel: +420 541 554 111 Fax: +420 541 211 205 E-mail: trade.wcz@poyry.com http://www.poyry.cz	Ing. Miloš Charvát Výpracovník Ing. Miloš Charvát Datum: LISTOPAD 2012	Ing. Rostislav Mikulášek Kontrolní Ing. Miloš Kupský Stupeň dokumentace: DPS	Ing. Jiří Weiser Zakázkové číslo: 3A12290.71C01 Název: studium: dispoziční
---	--	--	---

**ODSTRANĚNÍ NÁSLEDKŮ DŮLNÍ ČINNOSTI A DŮLNÍCH POKLESŮ Z MINULOSTI
- PROTIPOVODNOVÁ OCHRANA ŽABNÍK V OSTRAVĚ-KOBLŮVĚ
PROTI STOLETÝM PRŮTOKŮM VE VODNÍM TOKU ODRA
DPS 01.1 ČERPAČÍ STANICE - STROJNĚ TECHNOLOGICKÁ ČÁST**

PŮDORYS

Objednatel: Statutární město Ostrava, Prokešovo náměstí 8, 729 30 OSTRAVA
Měřítko: 1:50
Příloha: 01.1.3