



PŮDORYS 4.PATRA

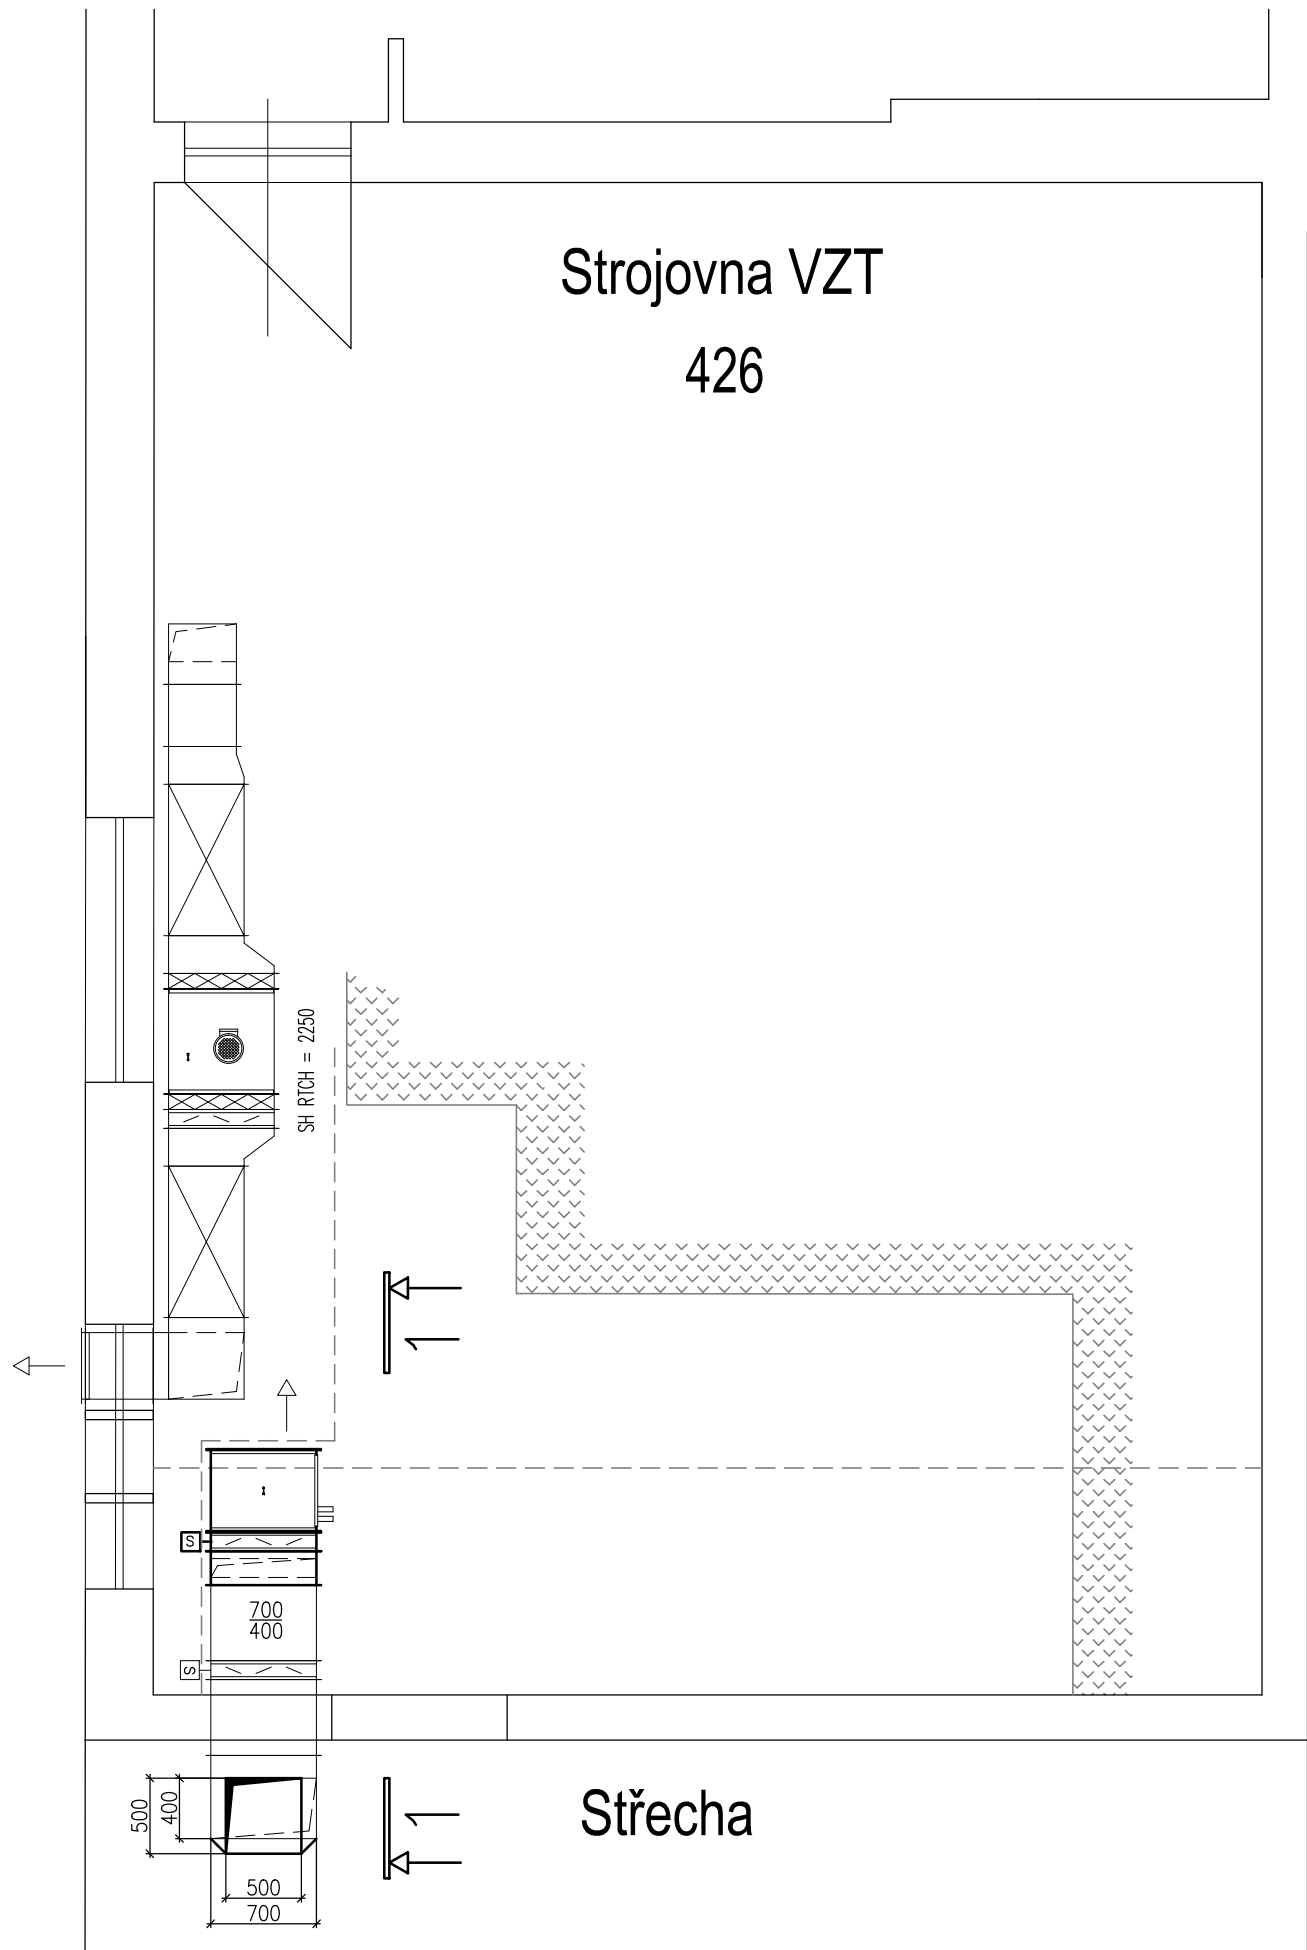

ŘEZ 1-1

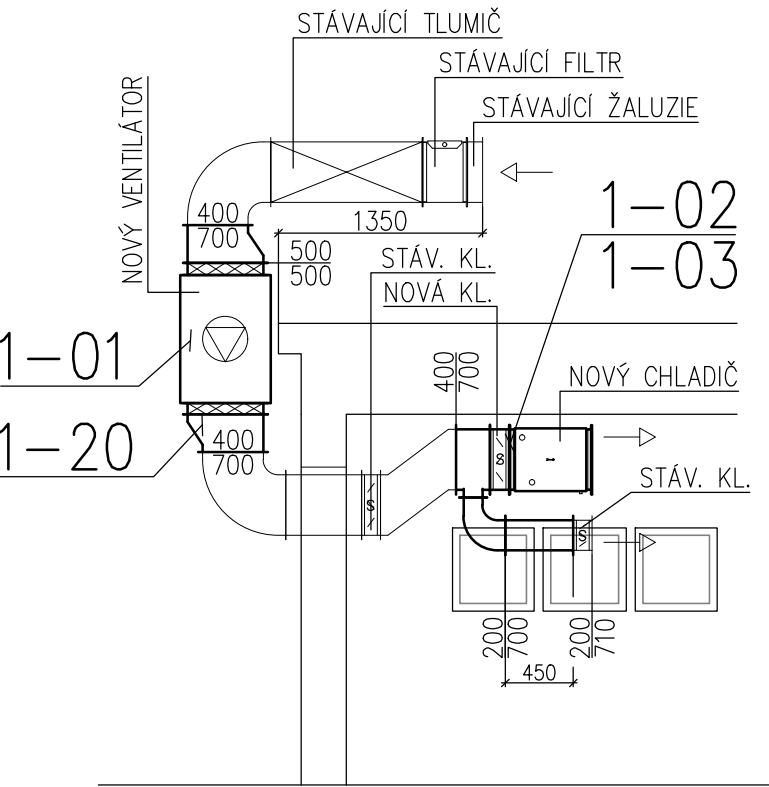

POZNÁMKY:

PŘEDMĚTEM PD PROFESE VZT JE POUZE ÚPRAVA VZT ROZVODŮ A PŘESUNUTÍ NĚKTERÝCH STÁVAJÍCÍCH VZT KOMPONENT (klapky se seropohony, chladič, ...)

ZODP. PROJEKTANT: Ing. Jan PAVLIČEK	VYPRACOVAL: Jakub HANIŠ	ZPRACOVATEL: <b>AIR TECHNIC Clima s.r.o.</b> Na Kocínce 210/3 / 160 00 Praha 6 Tel:233 336 818 / email:pavlicek@airtechnic.cz	
KONTROLOVAL: Ing. Josef ZÁHOŘÍK		STUPEŇ DOKUMENTACE: DOKUMENTACE PRO PROVEDENÍ STAVBY	
INVESTOR: STÁTNÍ TISKÁRNA CENIN, státní podnik, Růžová 6, č.p. 943, 110 00 Praha 1		DATUM: 02/2019	FORMÁT: 2 A4
STAVBA: (AKCE:) ROZŠÍŘENÍ ZDROJE CHLADU VE VZI		MĚŘÍTKO: 1:50	
PS (S0): –		Č. ZAKÁZKY:	
ČÁST: VZDUCHOTECHNIKA		Č. VÝKRESU:	Č. PARÉ:
OBSAH: PŮDORYS 4.P + ŘEZ 1-1		11	