



- LEGENDA NOVÝCH PLOCH:
- KOMUNIKACE (PENETRAČNÍ MAKADAM)
 - ZELEŇ

- LEGENDA NOVÝCH SÍTÍ:
- PŘELOŽKA KANALIZACE

- LEGENDA STÁVAJÍCÍCH SÍTÍ:
- NÍZKÉ NAPĚTÍ
 - VODOVOD
 - KANALIZACE

VYTÝČOVACÍ BODY:

STANIČENÍ	Y	X
ZÚ KM 0.000 00	469 552,81	1 096 877,75
střed oblouku R200	469 532,87	1 096 925,61
KK KM 0,098 06	469 531,02	1 096 974,48
střed oblouku R200	469 529,17	1 096 989,47
KT KM 0,128 27	469 528,46	1 097 004,56
KÚ KM 0,152 25	469 528,23	1 097 028,54

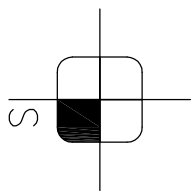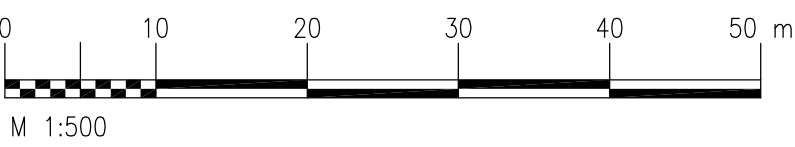

VÝŠKOVÝ SYSTÉM B.P.V.
SOUŘ. SYSTÉM JTSK



Pöyry Environment a.s. Botanická 834/56, 602 00 Brno	Tel: +420 541 554 111 Fax: +420 541 211 205	E-mail : trade.wecz@poyry.com http://www.poyry.cz
Zodpovědný projektant ING. MIROSLAV KNÁPEK	Hlavní inženýr projektu ING. ROSTISLAV MIKULÁŠEK	Vedoucí střediska ING. JIRÍ ŠVANCARA
Vypracoval ING. MIROSLAV KNÁPEK	Kontroloval ING. VLADIMÍR VAŠÍČEK	Zakázkové číslo 3A12290.31.C01
Datum LISTOPAD 2012	Stupeň dokumentace DPS	Název souboru SO 03 - Situace.dwg

Akce
**ODSTRANĚNÍ NÁSLEDKŮ DŮLNÍ ČINNOSTI A DŮLNÍCH POKLESŮ Z MINULOSTI
- PROTIPOVODNOVÁ OCHRANA ŽABNÍK V OSTRAVĚ-KOBLOVĚ
PROTI STOLETÝM PRŮTOKŮM VE VODNÍM TOKU ODRA**
SO 03.3 - Obslužná komunikace

Příloha	Situace
Objednatel Statutární město Ostrava, Prokešovo Náměstí 8, 729 30 OSTRAVA	
Měřítko 1 : 500	Příloha 03.3.2