


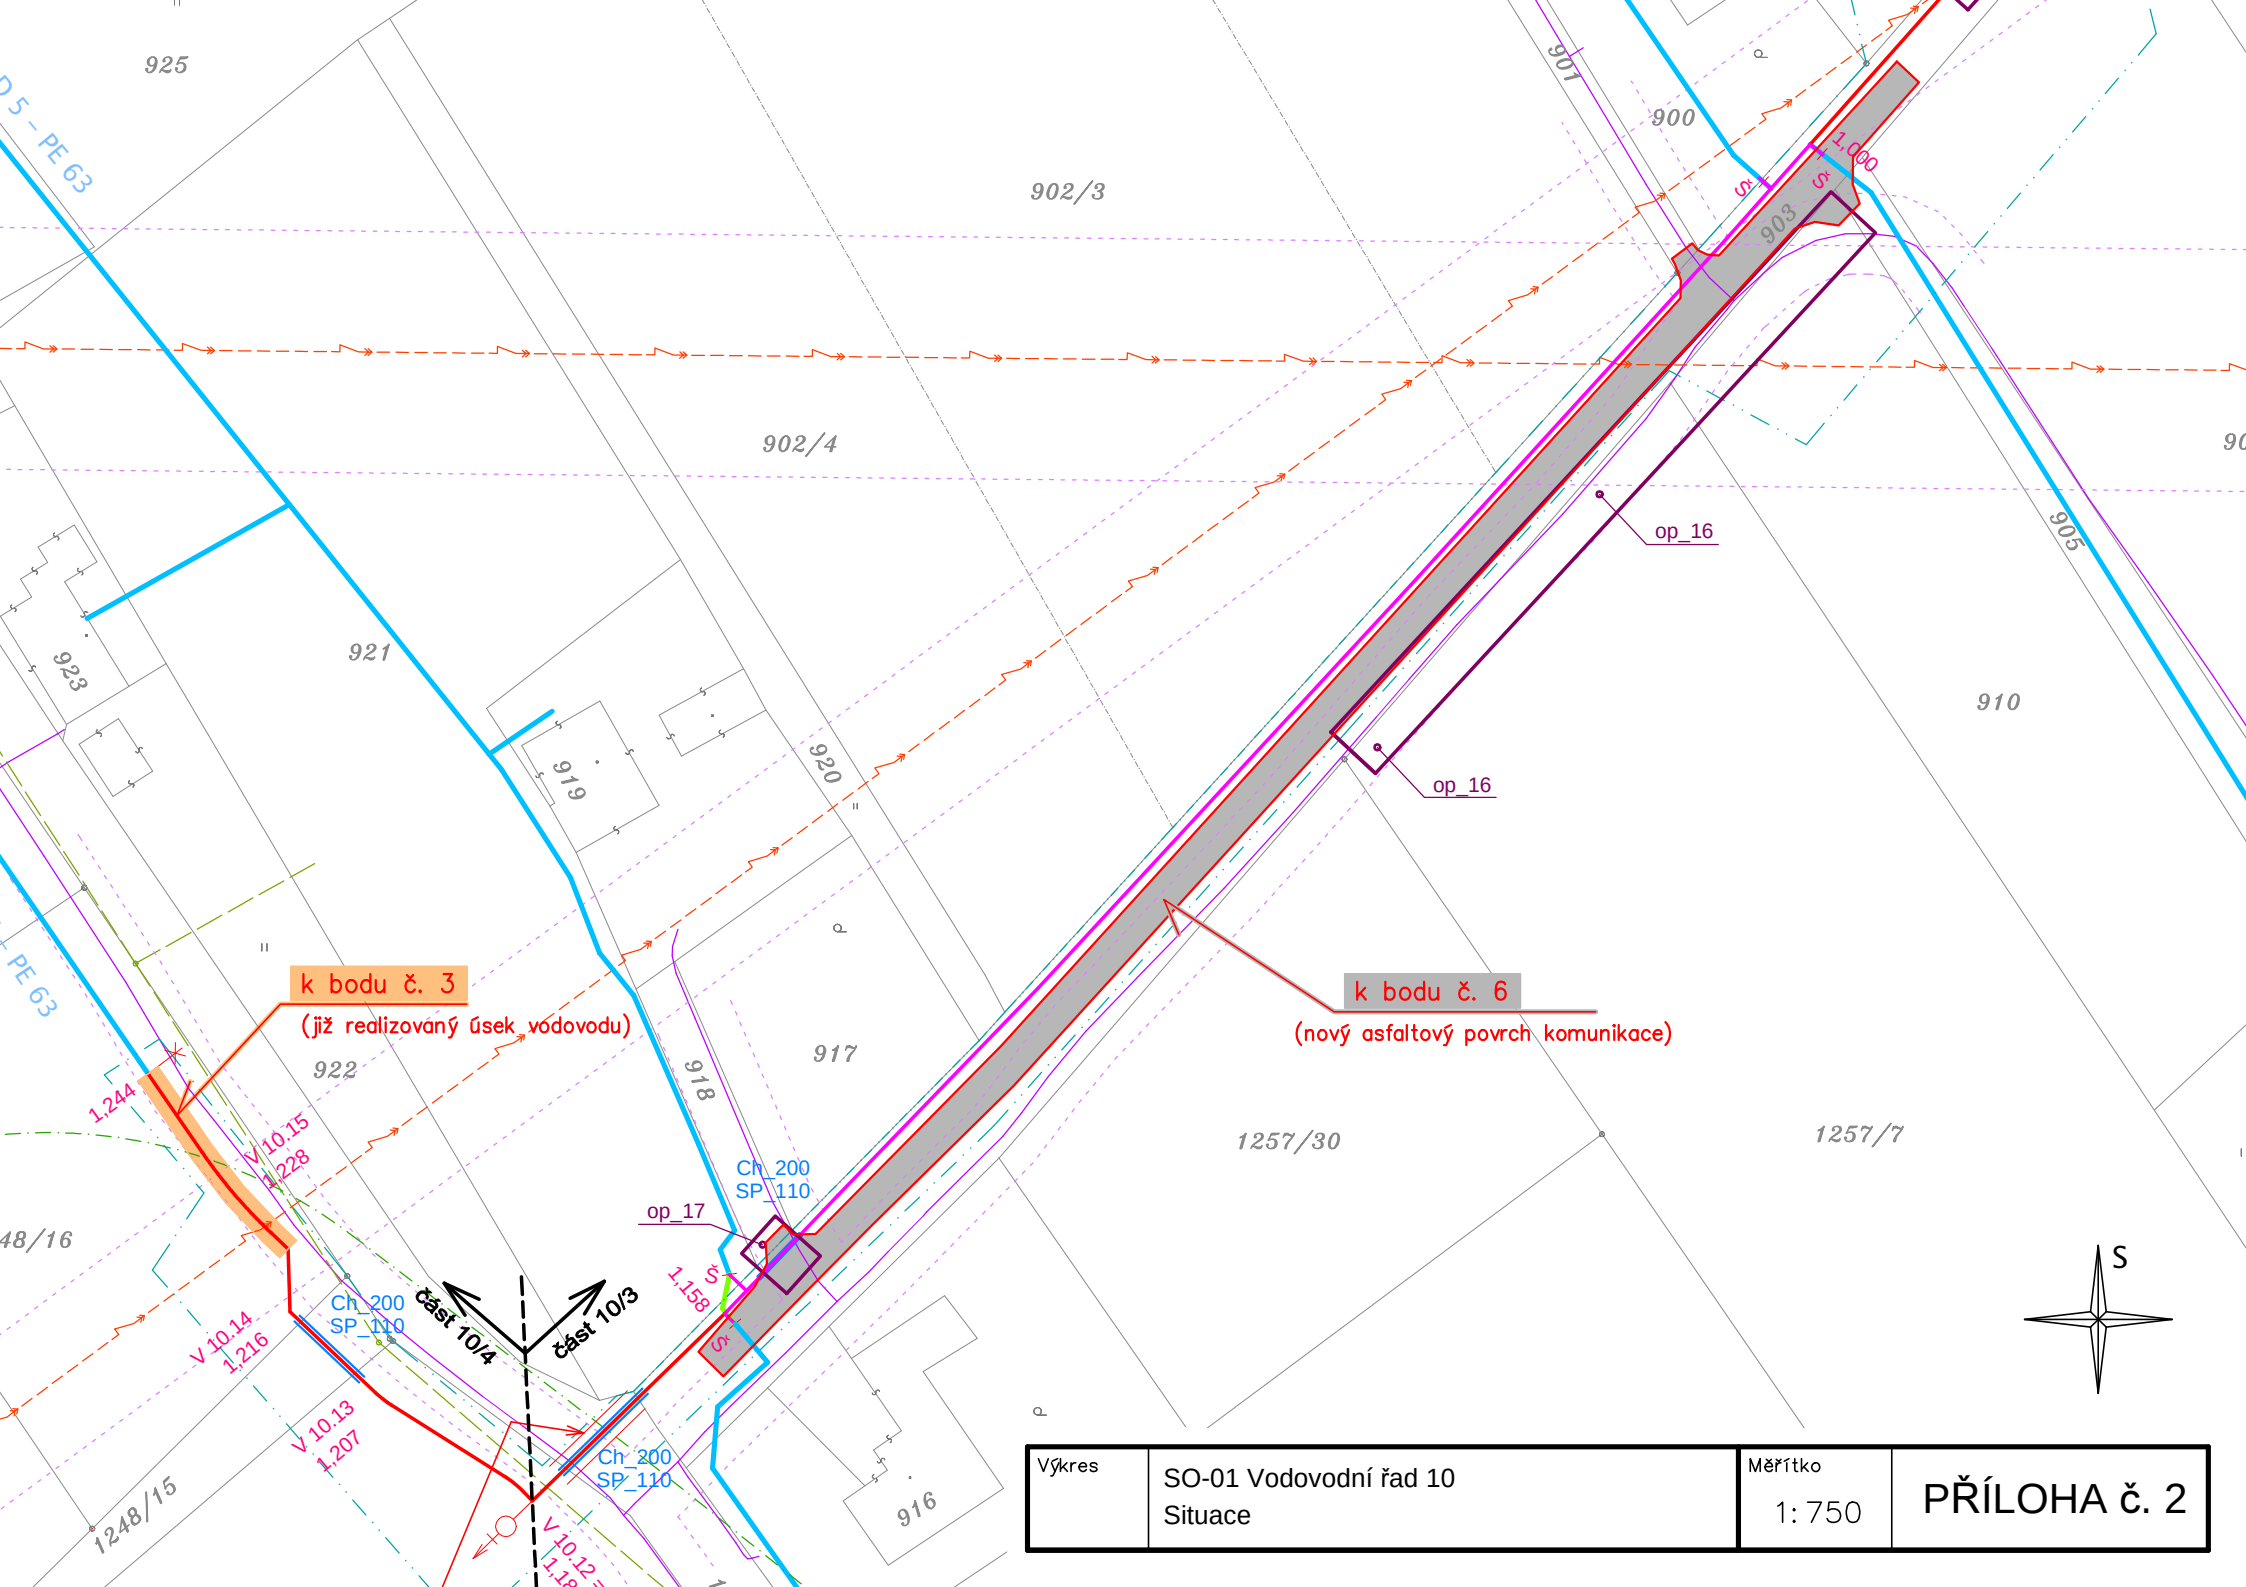

Výkres	SO-01 Vodovodní řad 10 Situace	Měřítko 1: 750	PŘÍLOHA č. 2
--------	-----------------------------------	-------------------	--------------