


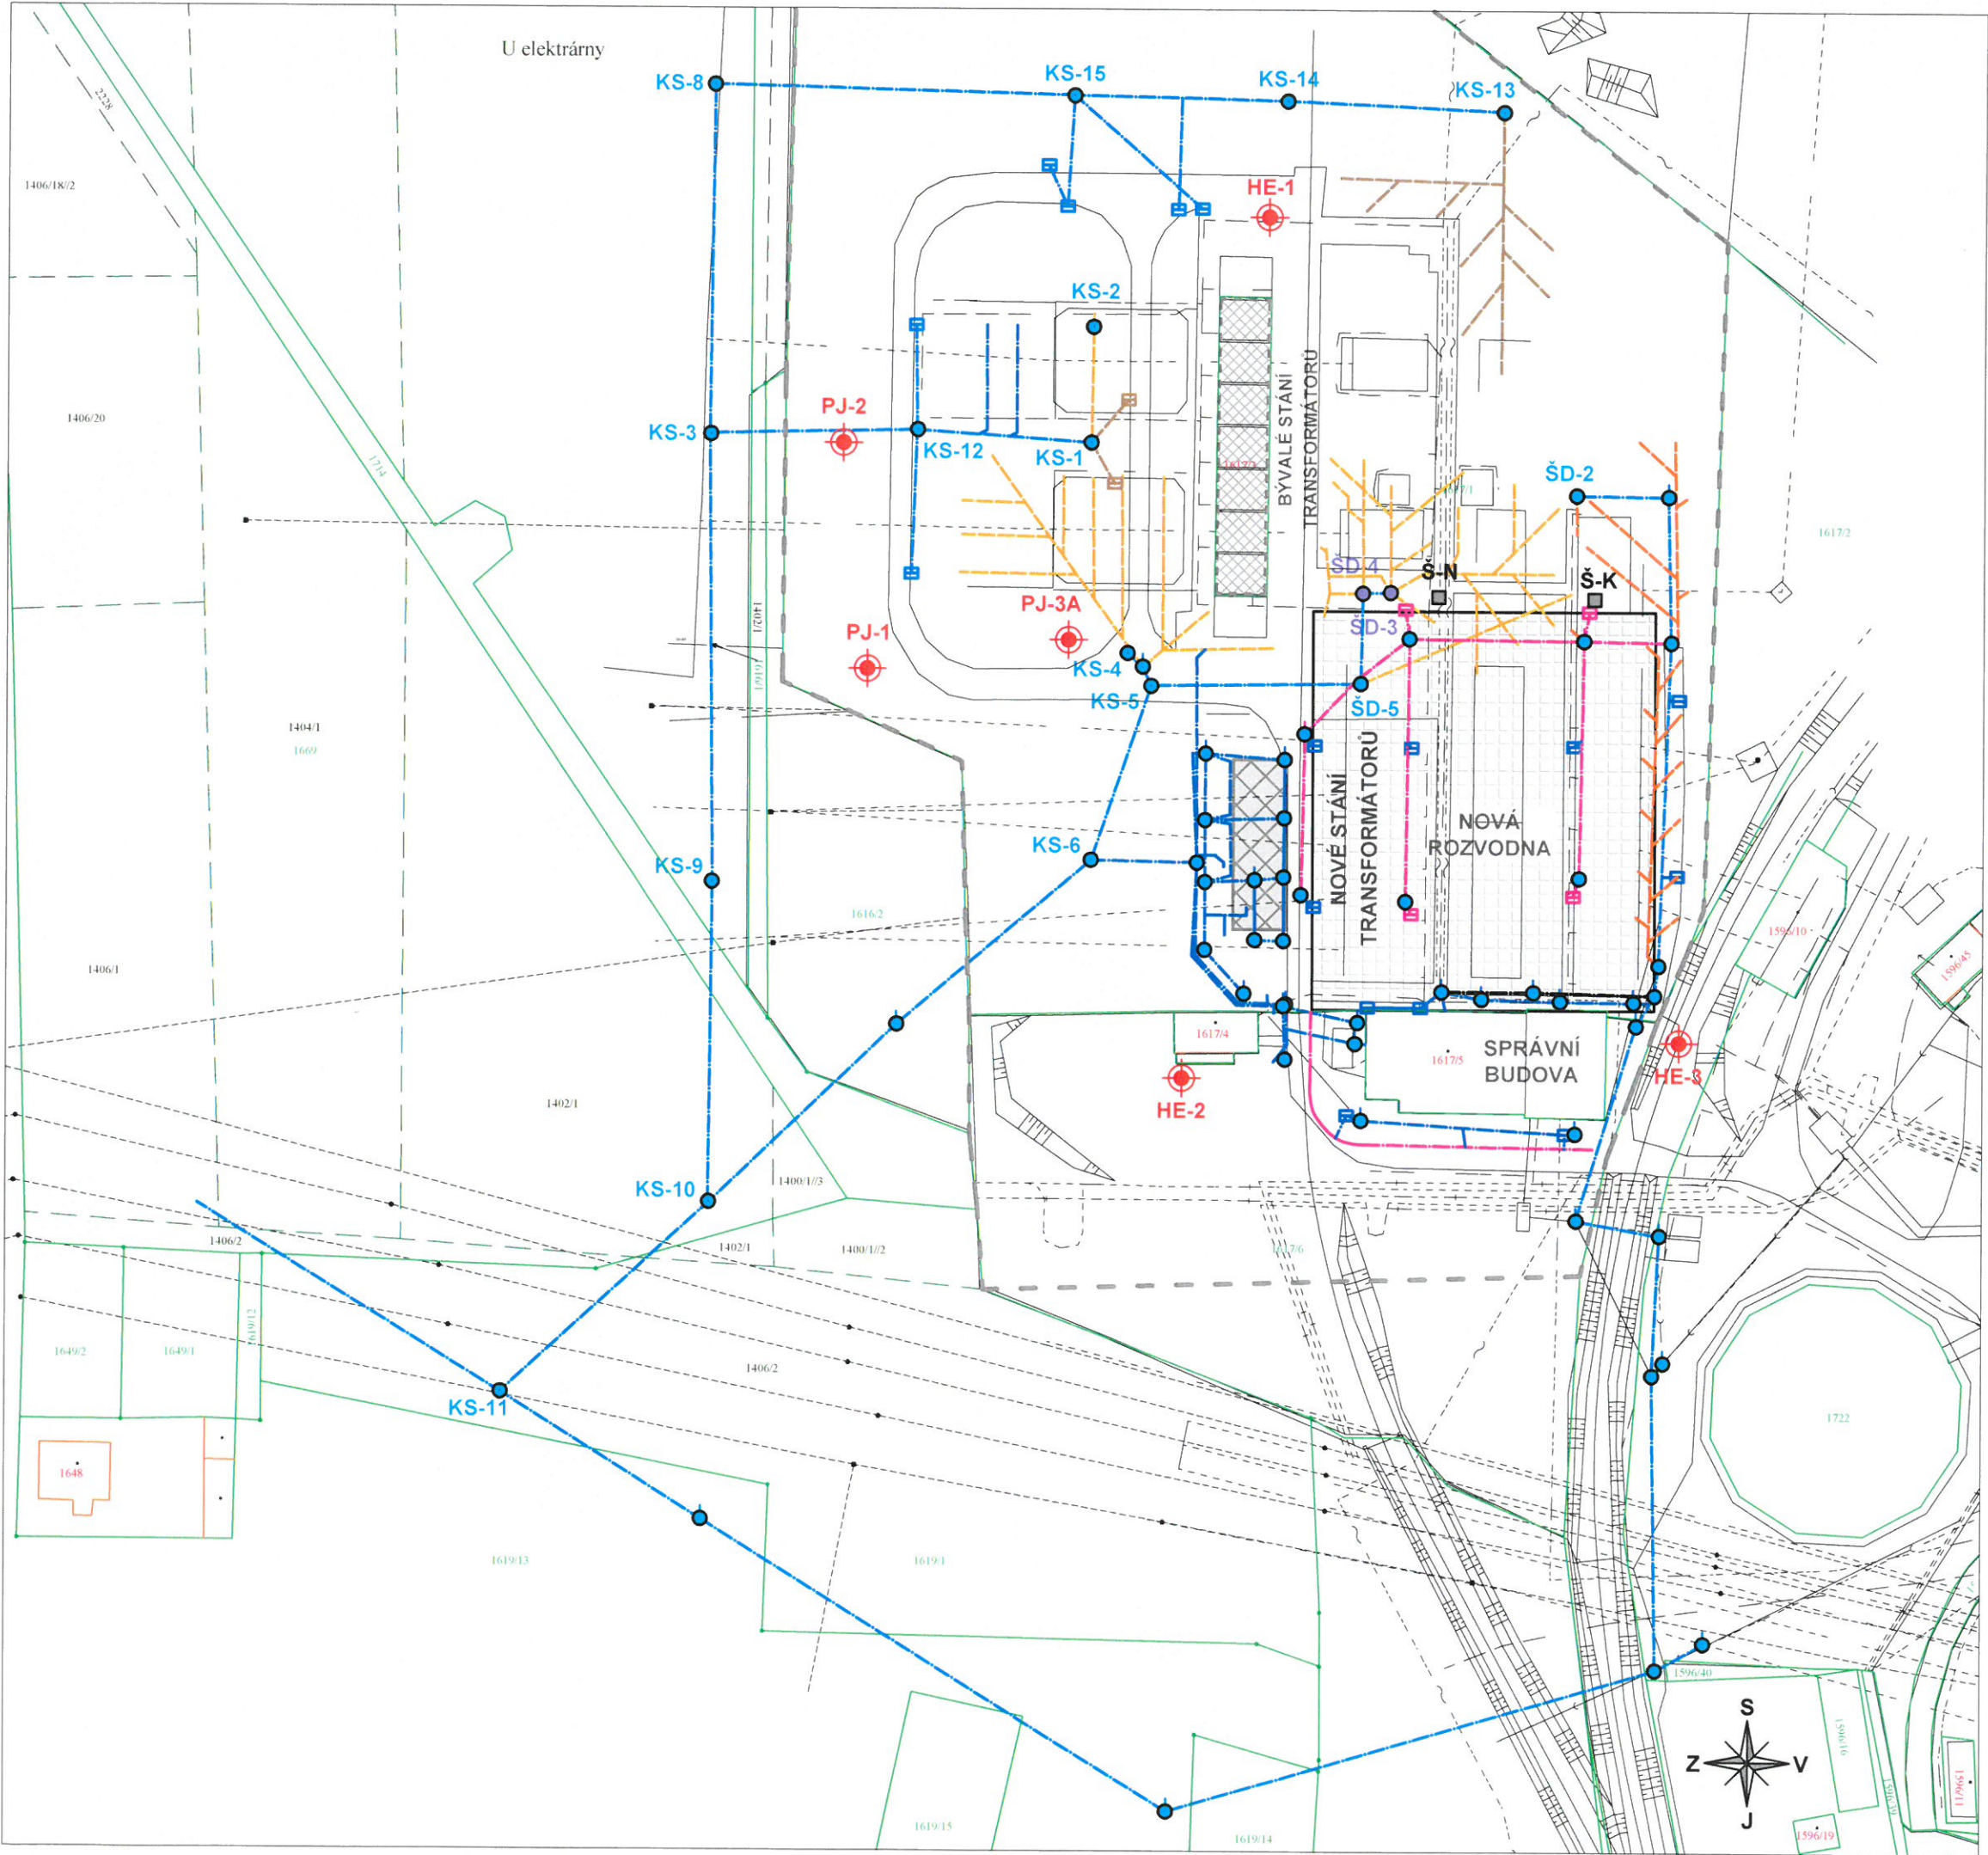

ROZVODNA E.ON MYDLOVARY
situace kanalizačního a drenážního systému
v katastrální mapě
měřítko 1:1000

- LEGENDA:
- HE, PJ - vystrojené monitorovací vrty
 - KS - kanalizační šachty
 - Š-K - šachta kabelová
 - Š-N - šachta nová
 - ŠD-3,4 - kontaminované drenážní šachty
 - hranice areálu
 - kanalizace rok 1955 - 1971
 - kanalizace rok 1999
 - kanalizace rok 2012
 - kanalizace rok 2007
 - odvodnění drény rok 1971
 - odvodnění drény rok výst.1.pole R220kV
 - odvodnění drény rok výst.2.pole R220kV

LEGENDA:


- | | | |
|---|---------------|---------------------------------|
|  | HE, PJ | - vystrojené monitorovací vrty |
|  | KS | - kanalizační šachty |
|  | Š-K | - šachta kabelová |
|  | Š-N | - šachta nová |
|  | ŠD-3,4 | - kontaminované drenážní šachty |
|  | | - hranice areálu |
|  | | - kanalizace |
|  | | - odvodnění drény |

Koncentrace NEL v podzemní vodě ve vrtech (mg/l)
(sanační limit 4,0 mg/l)

-  5,7 - koncentrace NEL > SL
-  0,13 - koncentrace NEL < SL

Koncentrace UHLOVODÍKŮ C₁₀-C₄₀
v kanalizačních šachtách (mg/l), limit dle NV 23/2011 Sb. - 0,1 mg/l

- 3,9** - koncent. uhlovod. C₁₀-C₄₀ 0,1 -10 mg/l

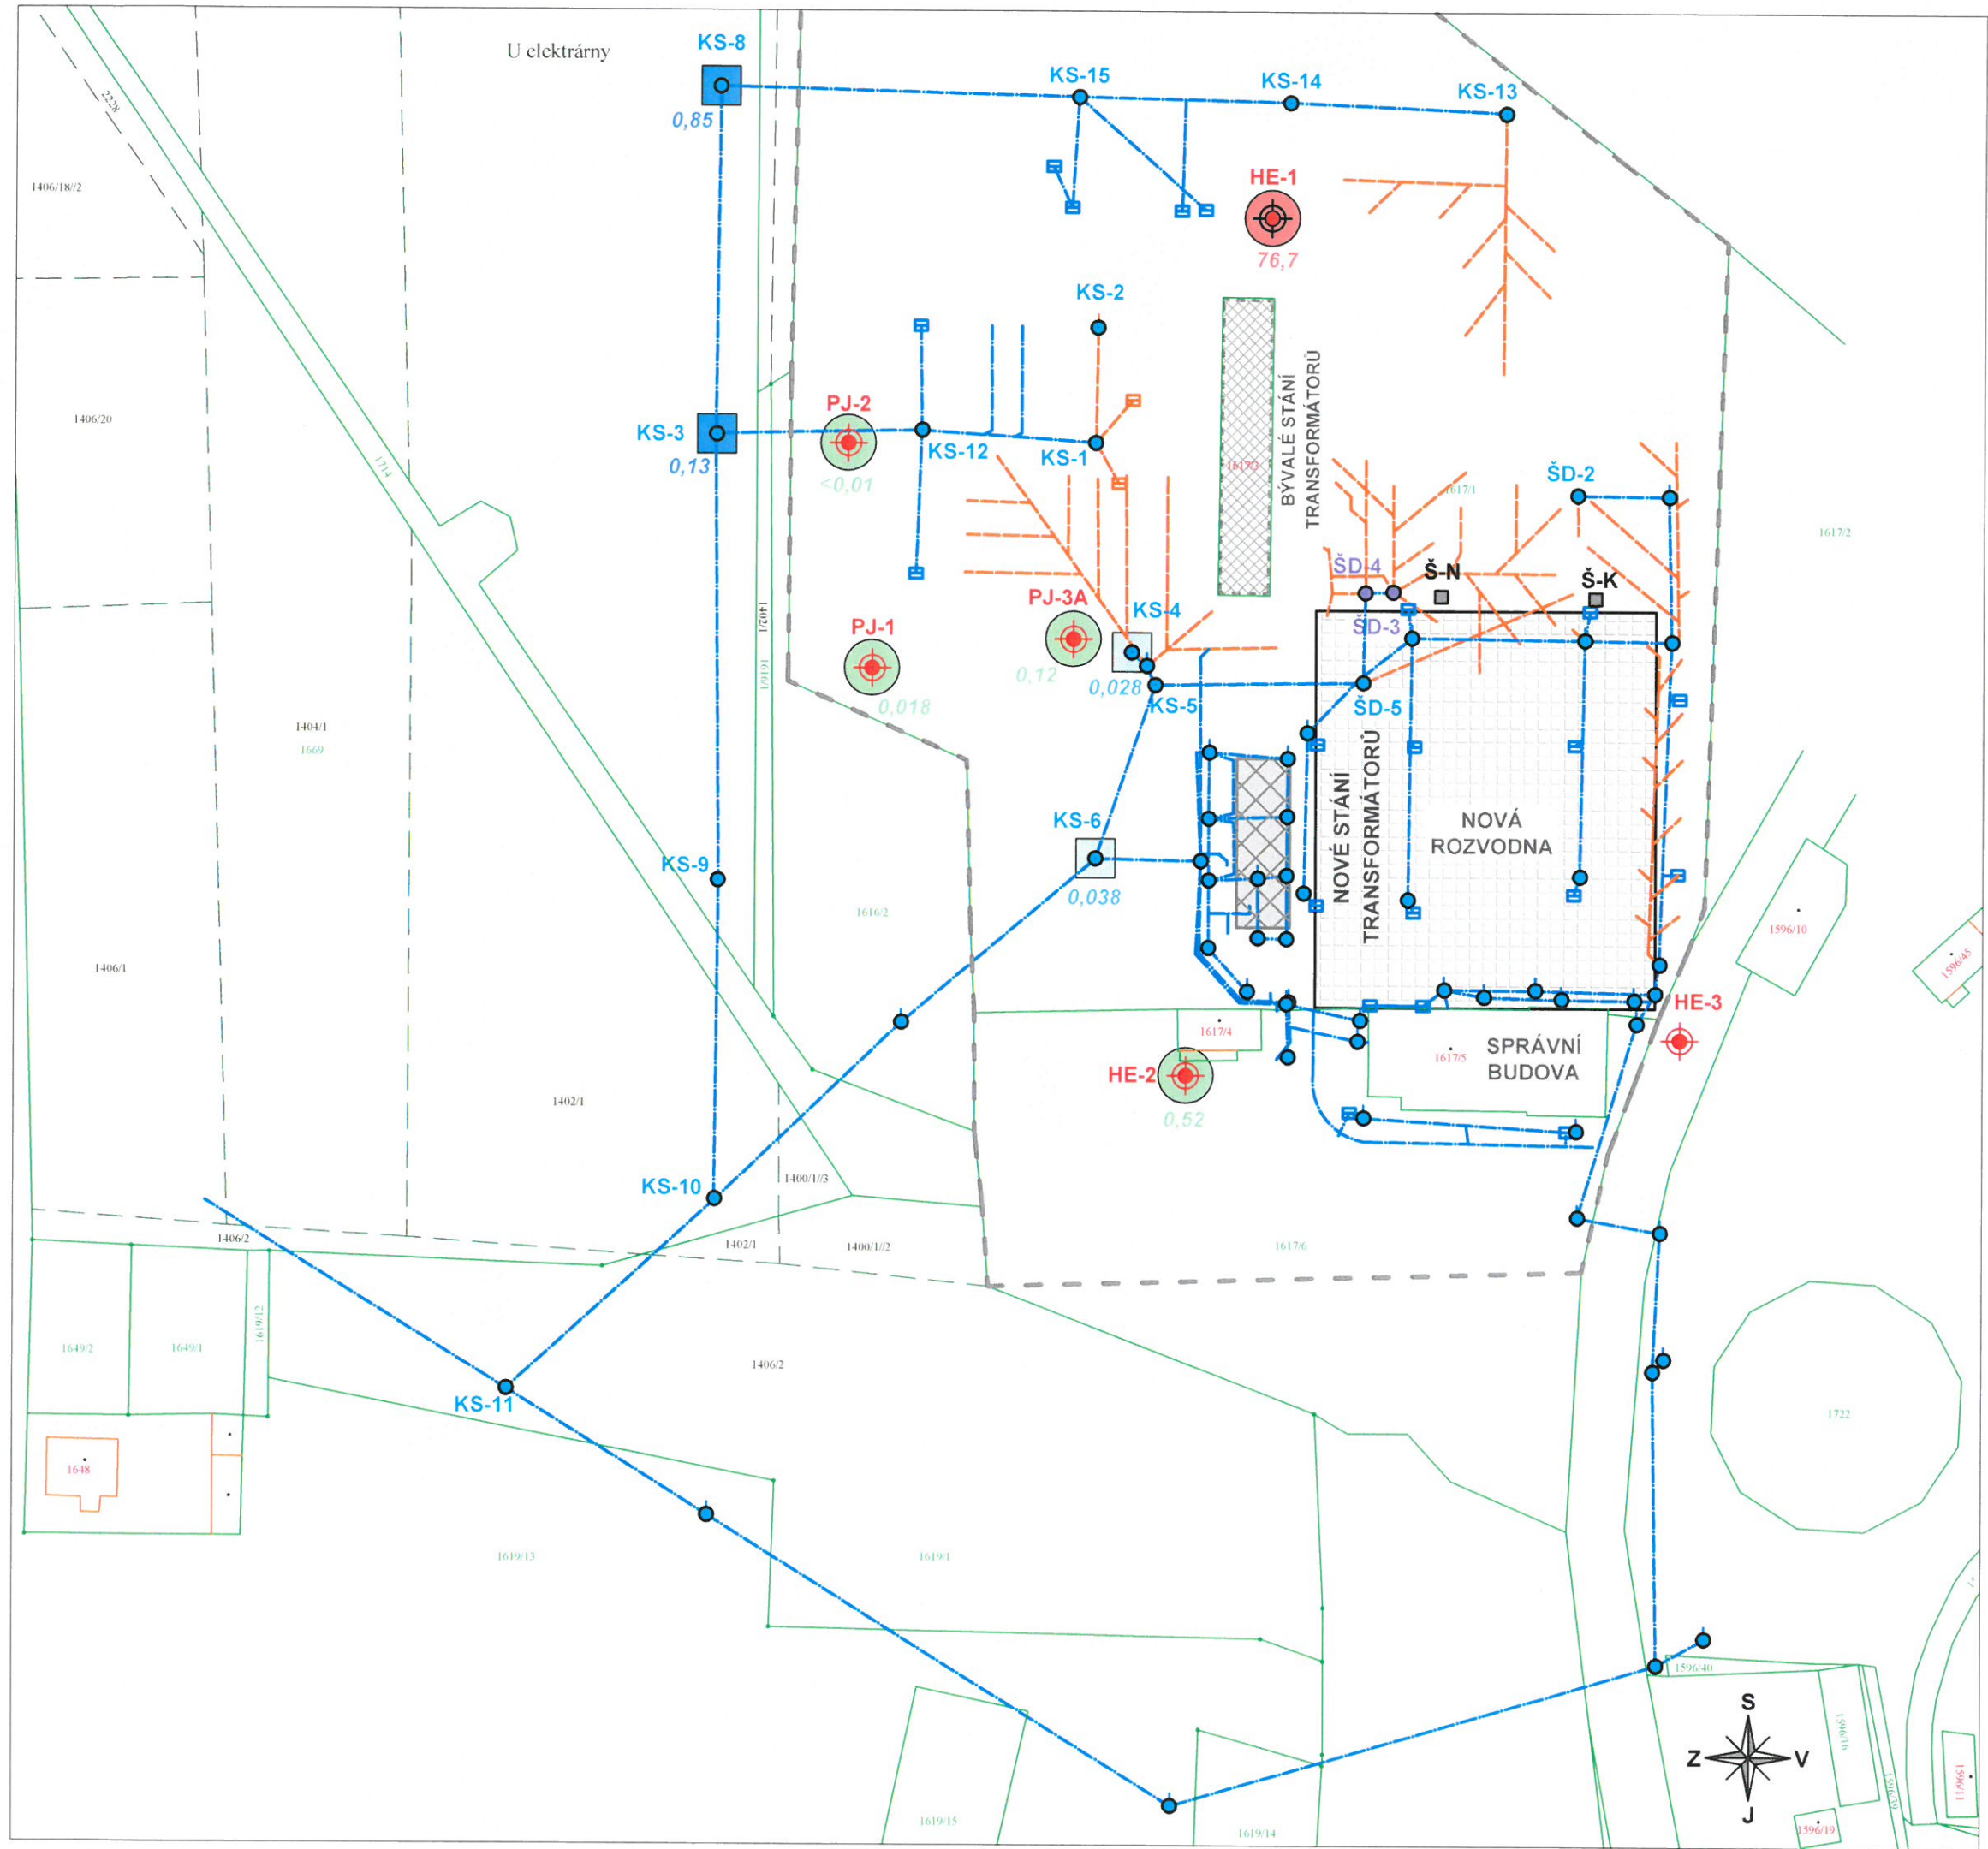

ROZVODNA E.ON MYDLOVARY
mapa kontaminace podzemních
a drenážních vod ropnými látkami
měřítko 1:1000
říjen 2008

LEGENDA:


- HE, PJ** - vystrojené monitorovací vrty
- KS** - kanalizační šachty
- Š-K** - šachta kabelová
- Š-N** - šachta nová
- ŠD-3,4** - kontaminované drenážní šachty
- hranice areálu
- kanalizace
- odvodnění drény

Koncentrace NEL v podzemní vodě ve vrtech (mg/l)
(sanační limit 4,0 mg/l)

- 76,7** - koncentrace NEL > SL
- 0,52** - koncentrace NEL < SL

Koncentrace UHLOVODÍKŮ C₁₀-C₄₀
v kanalizačních šachtách (mg/l), limit dle NV 23/2011 Sb. - 0,1 mg/l

- 0,028** - koncentrace uhlovod. C₁₀-C₄₀ < 0,1 mg/l
- 0,85** - koncent. uhlovod. C₁₀-C₄₀ 0,1 -10 mg/l

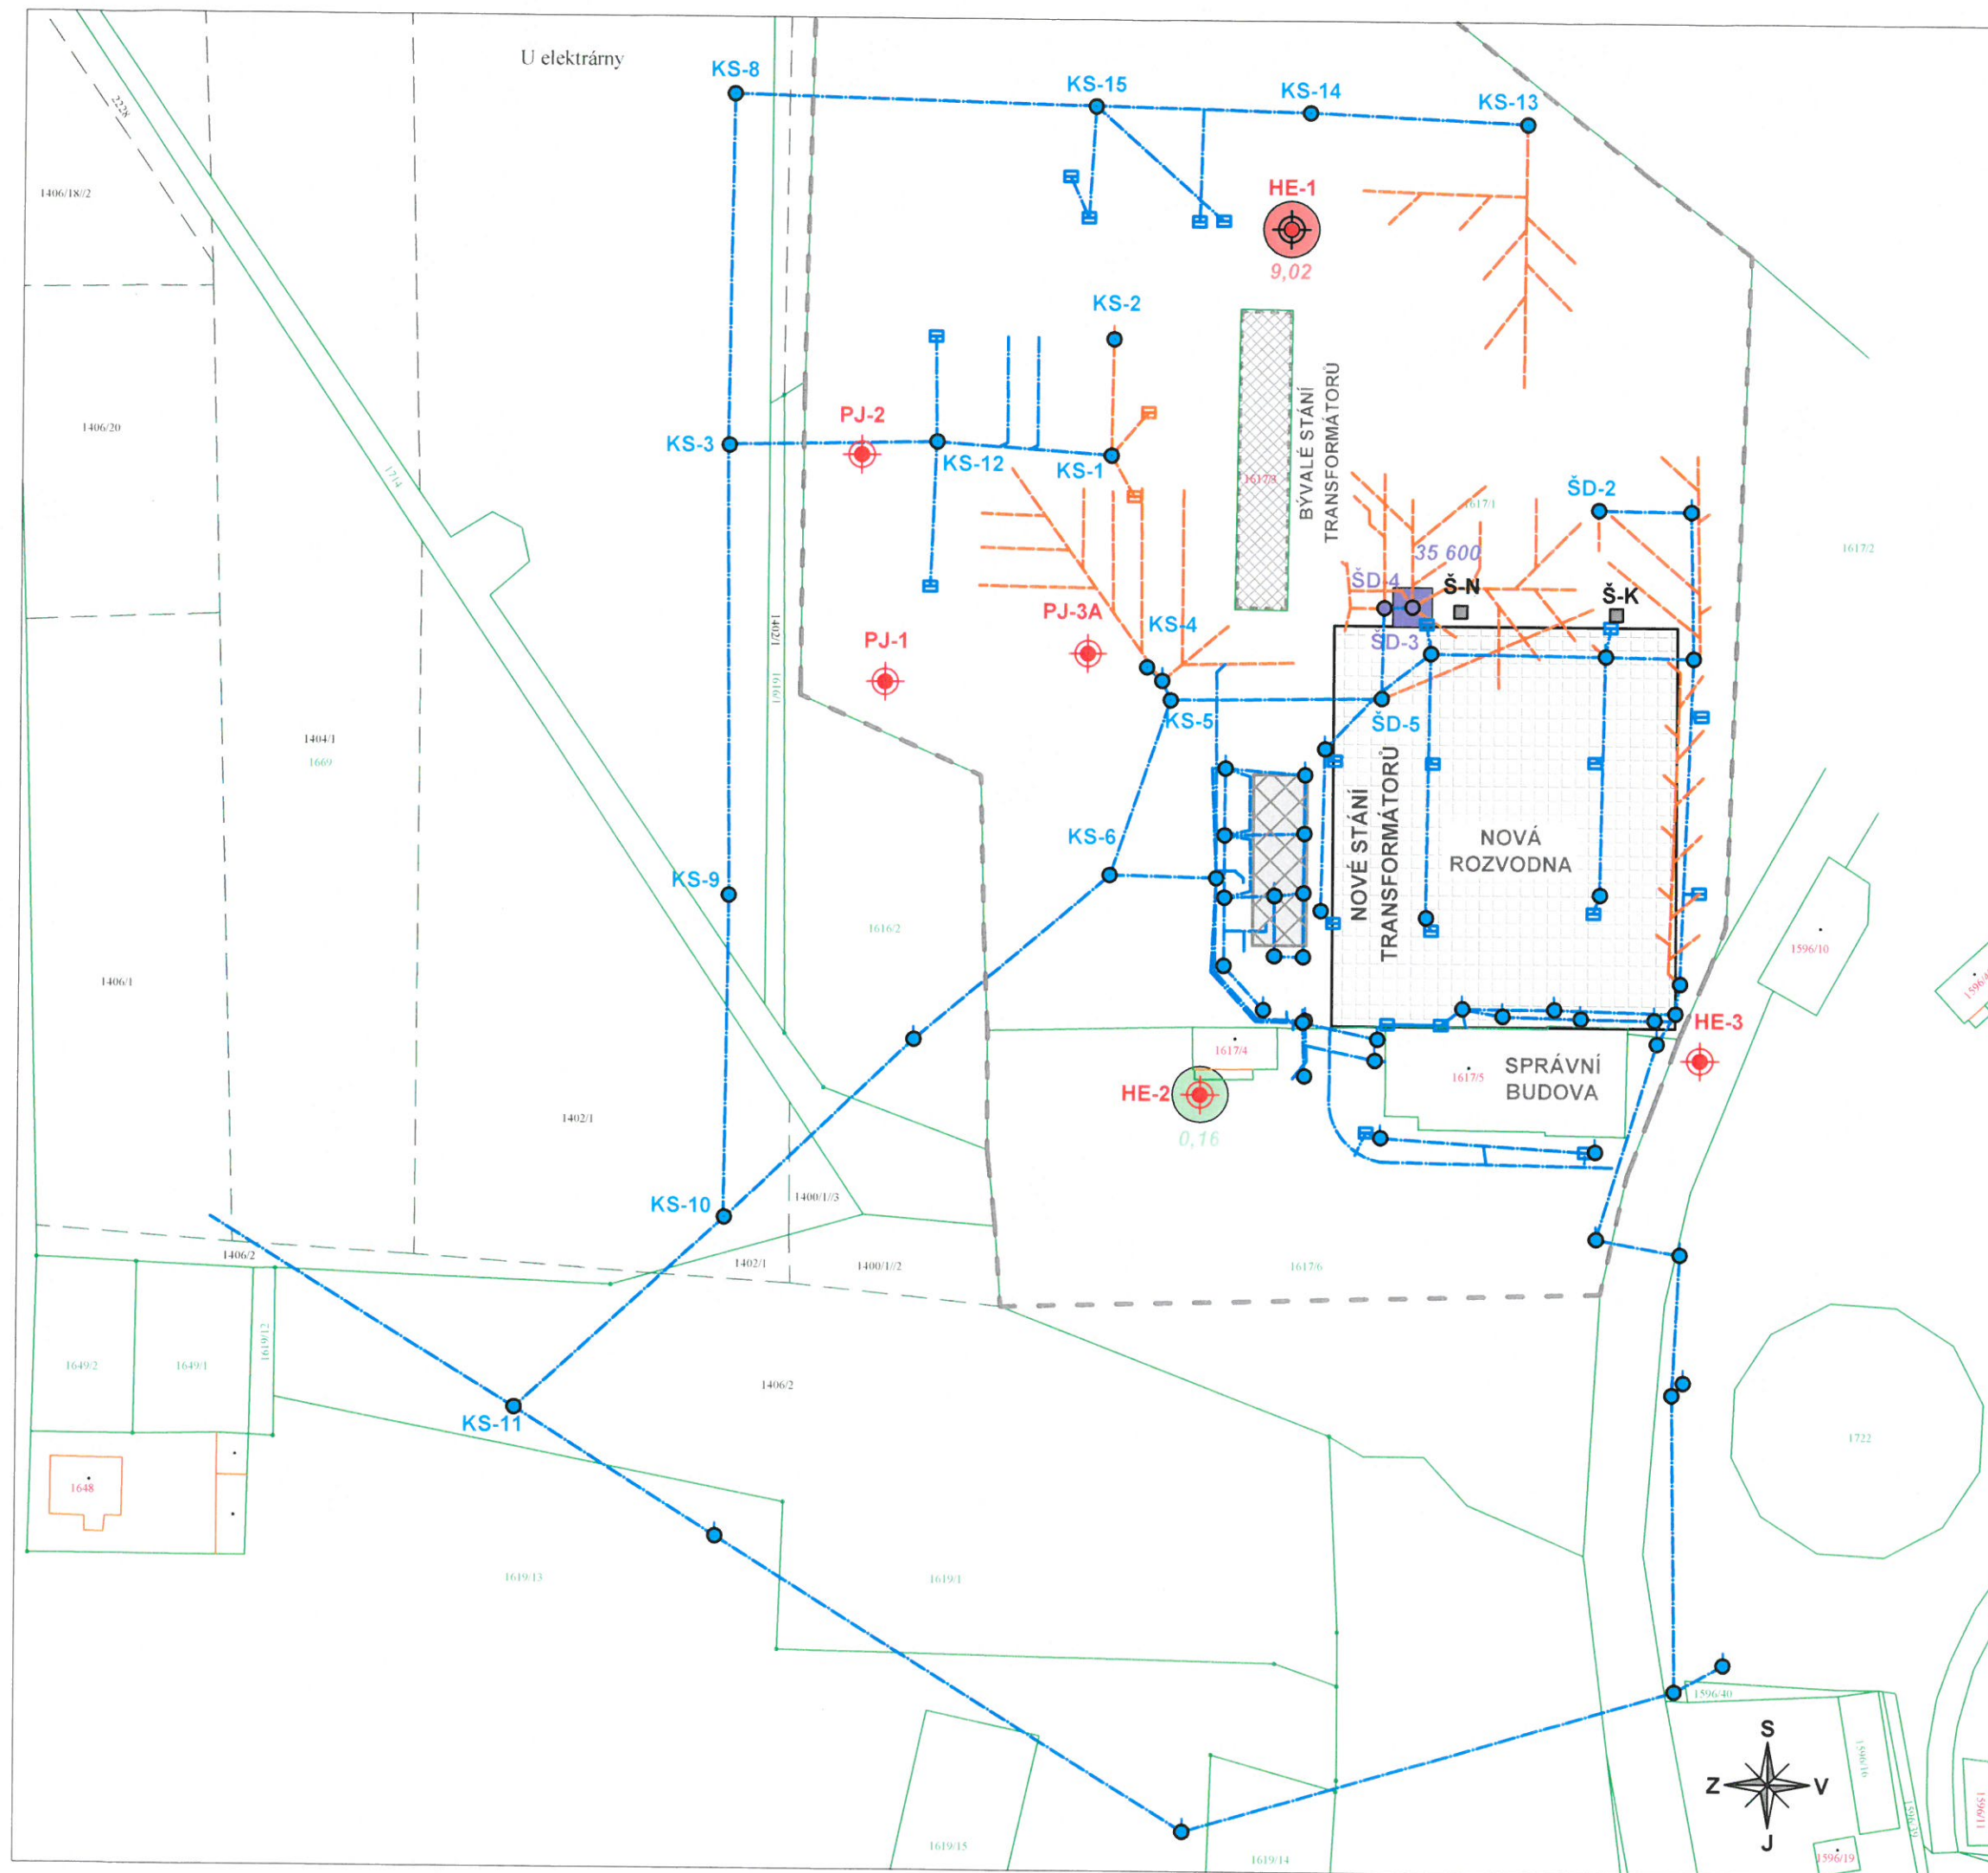

ROZVODNA E.ON MYDLOVARY
mapa kontaminace podzemních
a drenážních vod ropnými látkami
měřítko 1:1000
leden 2013

LEGENDA:

- HE, PJ** - vystrojené monitorovací vrty
- KS** - kanalizační šachty
- Š-K** - šachta kabelová
- Š-N** - šachta nová
- ŠD-3,4** - kontaminované drenážní šachty
- hranice areálu
- kanalizace
- odvodnění drény


Koncentrace NEL v podzemní vodě ve vrtech (mg/l)
(sanační limit 4,0 mg/l)

- 9,02** - koncentrace NEL > SL
- 0,16** - koncentrace NEL < SL

Koncentrace UHLOVODÍKŮ C₁₀-C₄₀
v kanalizačních šachtách (mg/l), limit dle NV 23/2011 Sb. - 0,1 mg/l

- 35 600** - koncentrace uhlovod. C₁₀-C₄₀ > 10 mg/l



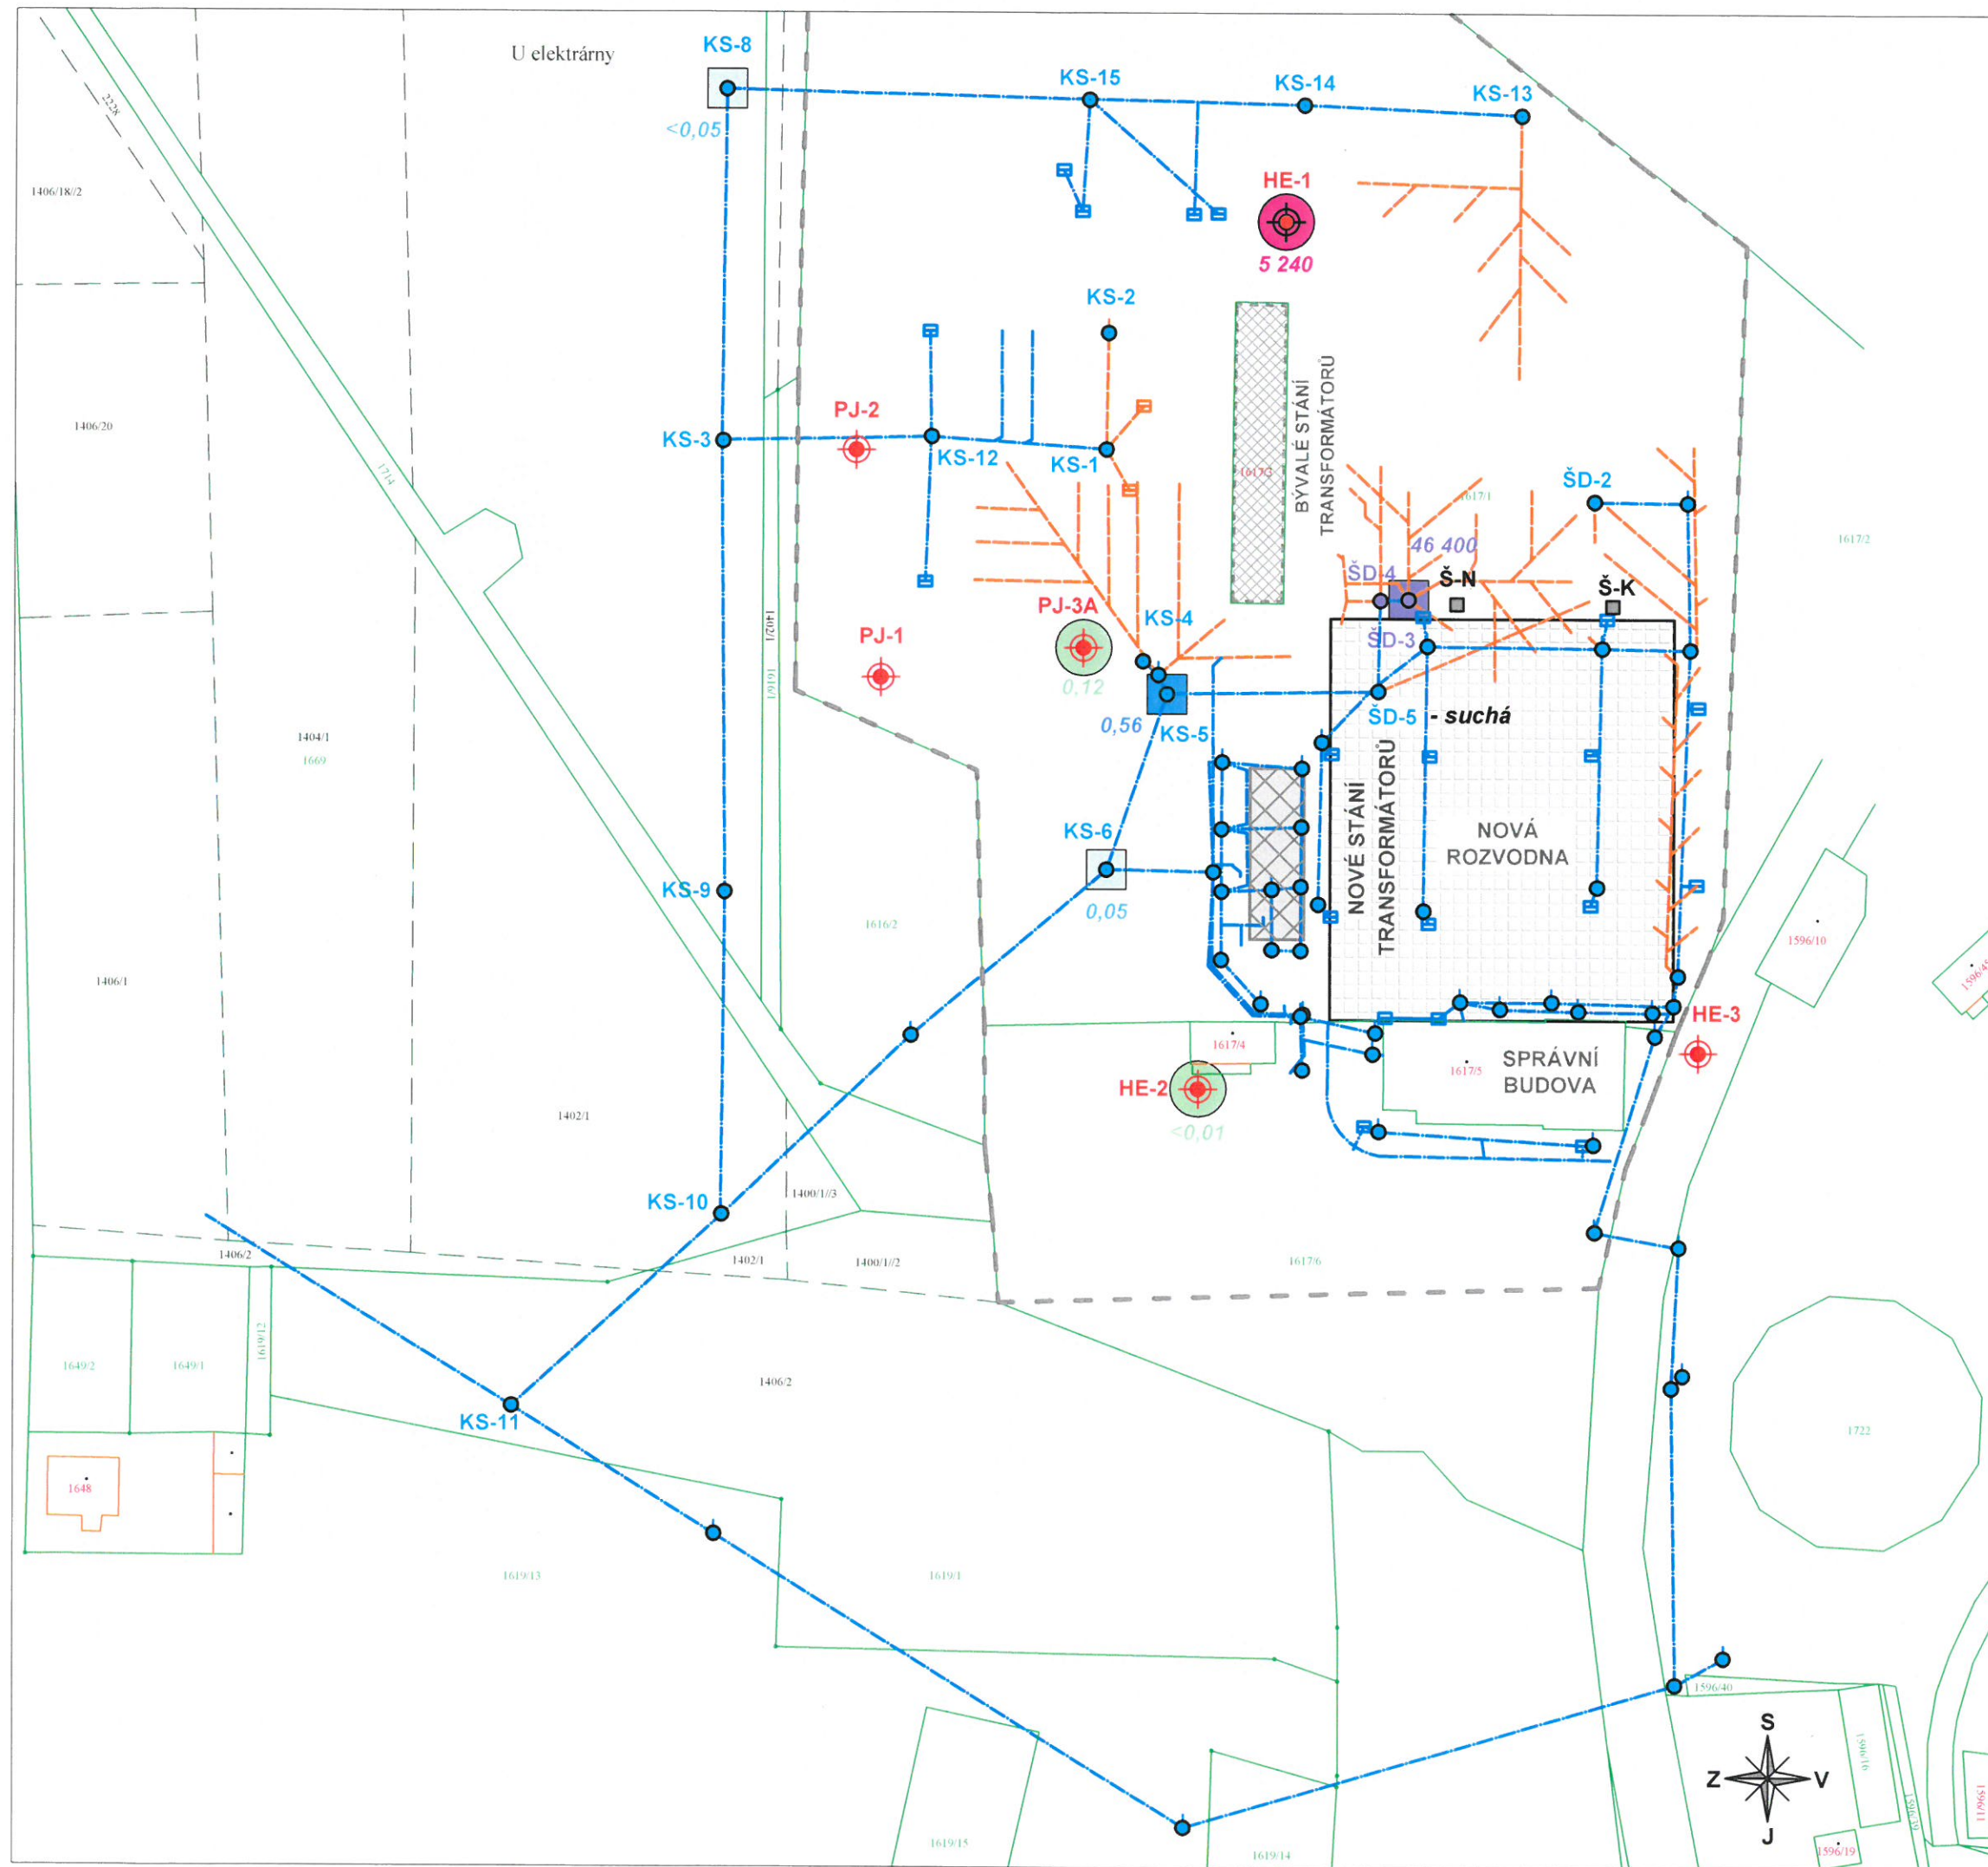

ROZVODNA E.ON MYDLOVARY
mapa kontaminace podzemních
a drenážních vod ropnými látkami
měřítko 1:1000
srpen 2013

LEGENDA:


- HE, PJ** - vystrojené monitorovací vrty
- KS** - kanalizační šachty
- Š-K** - šachta kabelová
- Š-N** - šachta nová
- ŠD-3,4** - kontaminované drenážní šachty
- hranice areálu
- kanalizace
- odvodnění drény

Koncentrace NEL v podzemní vodě ve vrtech (mg/l)
(sanační limit 4,0 mg/l)

- 5 240** - koncentrace NEL >> SL
- 0,012** - koncentrace NEL < SL

Koncentrace UHLOVODÍKŮ C₁₀-C₄₀
v kanalizačních šachtách (mg/l), limit dle NV 23/2011 Sb. - 0,1 mg/l

- 0,05** - koncentrace uhlovod. C₁₀-C₄₀ < 0,1 mg/l
- 0,56** - koncent. uhlovod. C₁₀-C₄₀ 0,1 - 10 mg/l
- 46 400** - koncentrace uhlovod. C₁₀-C₄₀ > 10 mg/l

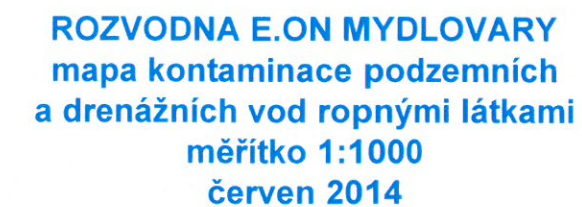

	HE, PJ	- vstrojené monitorovací vrty
	KS	- kanalizační šachty
	Š-K	- šachta kabelová
	Š-N	- šachta nová
	ŠD-3,4	- kontaminované drenážní šachty
		- hranice areálu
		- kanalizace
		- odvodnění drény

-  **353 000** - koncentrace NEL >> SL
-  **18** - koncentrace NEL > SL
-  **0,63** - koncentrace NEL < SL

4,4 - koncent. uhlovod. C₁₀-C₄₀ 0,1 -10 mg/l

370 000 - koncentrace uhlovod. C₁₀-C₄₀ > 10 mg/l

LEGENDA:

	HE, PJ	- vstrožené monitorovací vrty
	KS	- kanalizační šachty
	Š-K	- šachta kabelová
	Š-N	- šachta nová
	ŠD-3,4	- kontaminované drenážní šachty
		- hranice areálu
		- kanalizace
		- odvodnění drény

- květen 2005
- říjen 2008
- srpen 2013
- červen 2014
- existence fáze až filmu ropných látek
- bez filmu ropných látek
- migrace RL kanal. systémem (2005)
- migrace RL kanal. systémem (2008)
- migrace RL kanal. systémem (2014)