



ČERPACÍ STANICE ČS2

ŘEZ A-A'

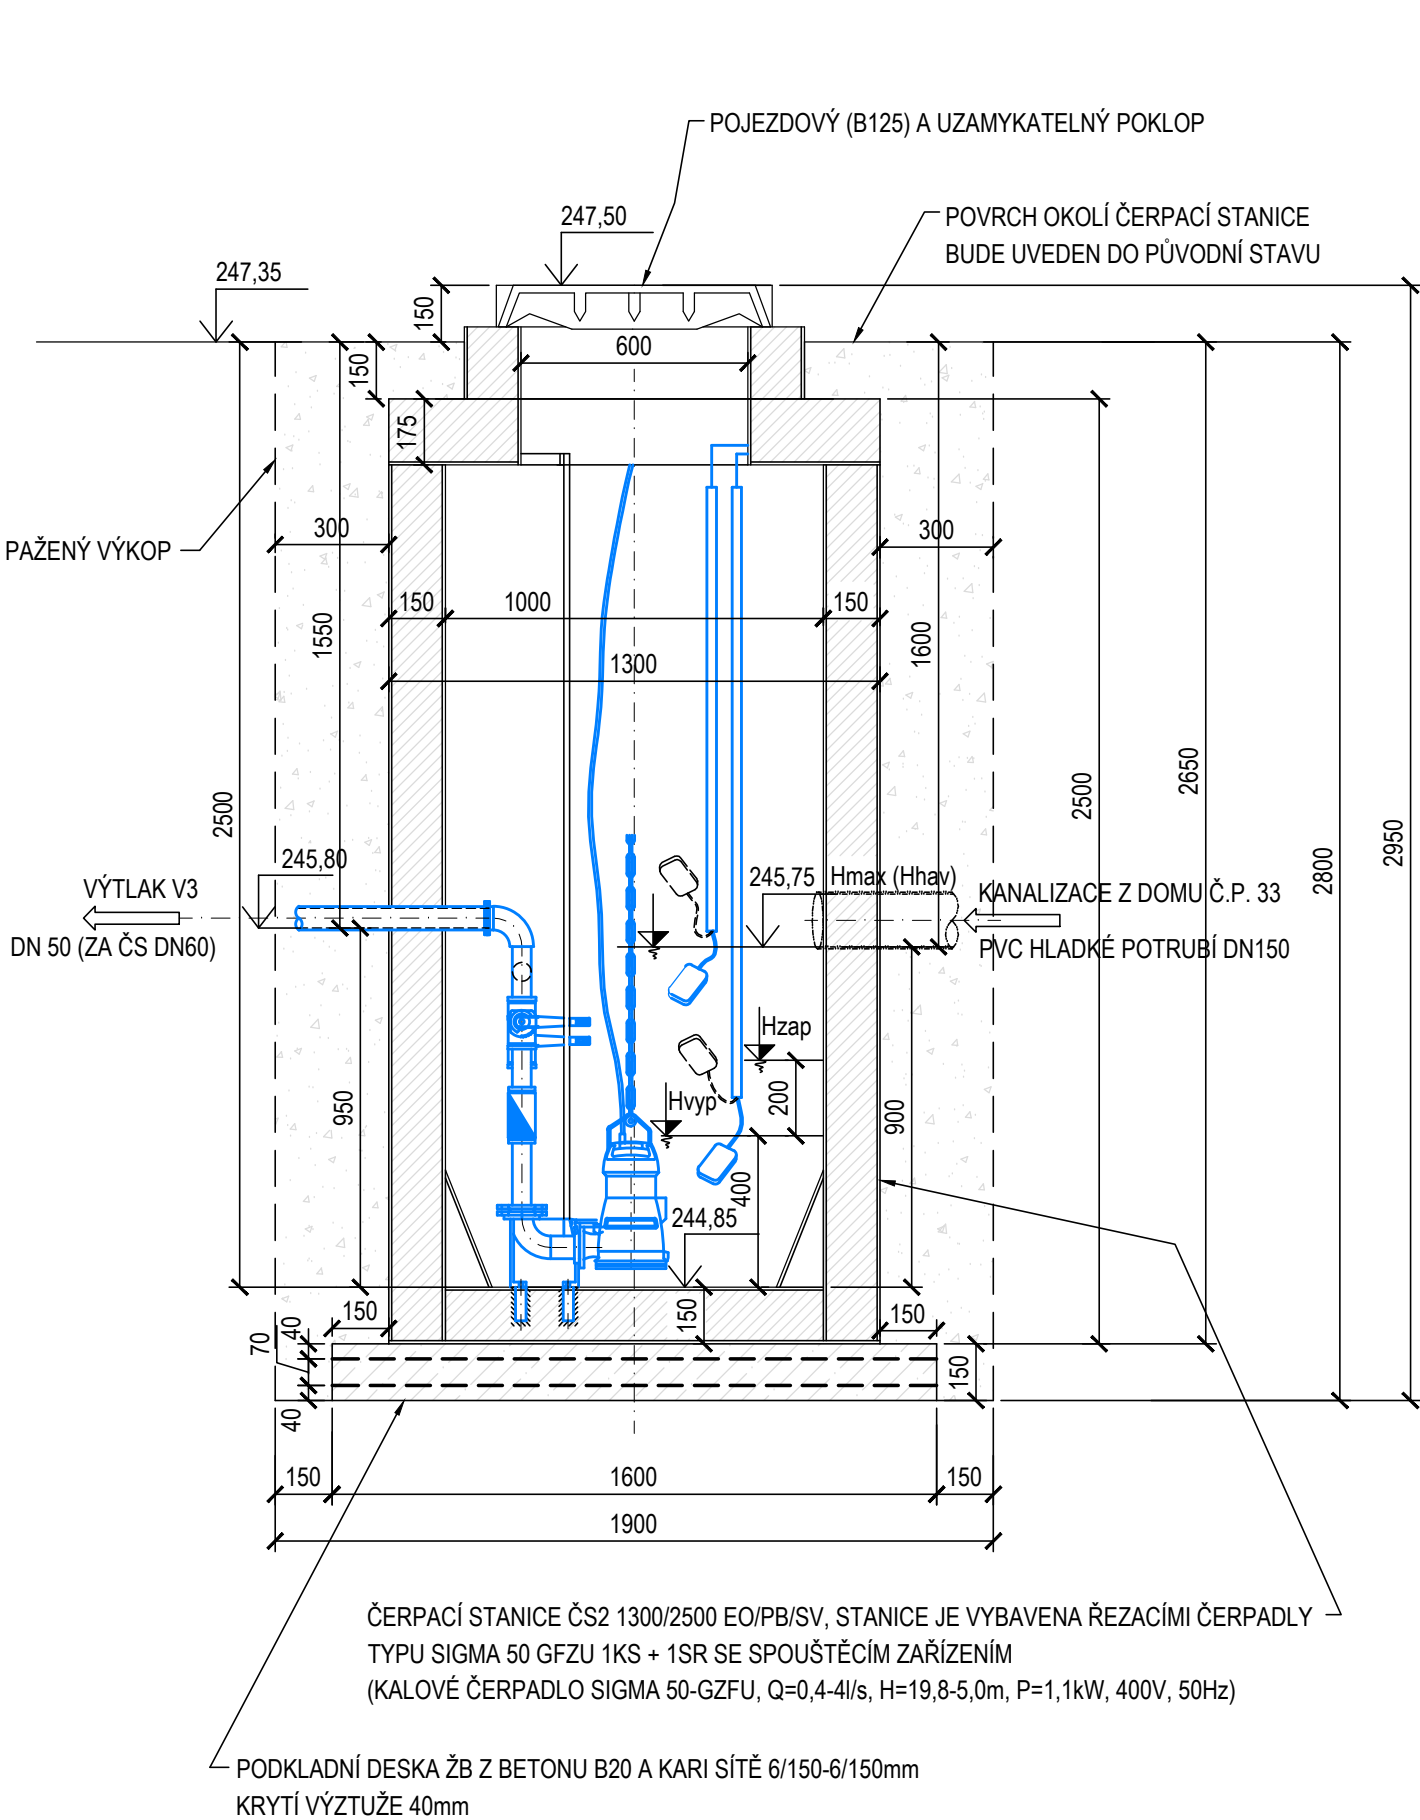

PŮDORYS

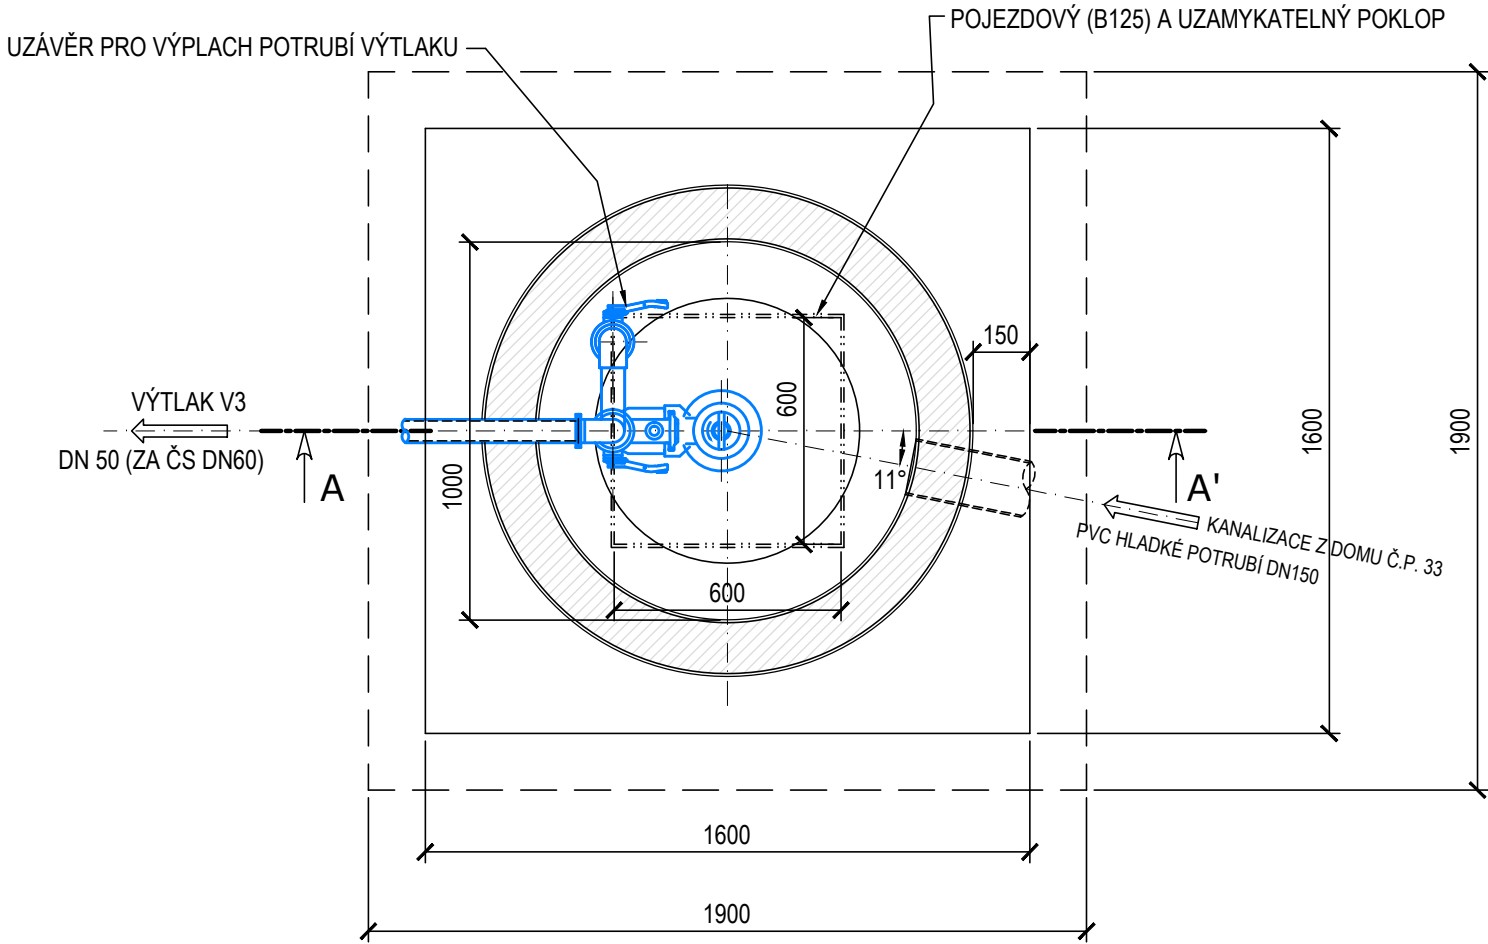

POZNÁMKA:  
ČERPACÍ STANICE BUDE DODÁNA KOMPLETNĚ TZN. VČETNĚ S VYSTROJENÍM ČERPADLA, POKLOPY, PLASTOVÝM ŽEBŘÍKEM, VÝZTUŽÍ V MEZIKRUŽÍ (NA MÍSTĚ OSAZENÍ BUDE PROVEDENO DOBETONOVÁNÍ) A ELEKTORROZVADĚČEM. V TOMTO ROZVADĚČI BUDOU JEDNOTLIVÉ PRVKY PRO OVLÁDÁNÍ ČERPACÍ STANICE. ČERPADLO BUDE DODÁNO VE 2ks Z DŮVODU TOHO, ŽE 1ks BUDE JAKO "SUCHÁ" REZERVA. NASTAVENÍ PROVOZNÍCH HLADIN BUDE DOPŘESNĚNO PROVOZOVATELEM NA ZÁKLADĚ POTŘEB PROVOZU ČERPACÍ STANICE. STAVEBNÍ JÁMA PRO OSAZENÍ ČERPACÍ STANICE MUSÍ BÝT PAŽENÁ.

INVESTOR			ING. PAVEL TYMA – PROJEKCE SLAVÍKOVA 4404 708 00 OSTRAVA–PORUBA	
OBEC STONAVA, STONAVA 730, 735 34 STONAVA				
KRESLIL ING.TYMA	PROJEKTANT ING.TYMA	VED. PROJEKTANT ING.TYMA		
			DATUM 03/2010	POČ.FOR.A4 2
STAVBA ODKANALIZOVÁNÍ ČÁSTI OBCE STONAVA - LOKALITA č.2 OBJEKT SO 01 - KANALIZACE			MĚŘÍTKO 1:20	KÓTOVÁNO mm
			PROJEKT. STUPEŇ DSP+RDS	SADA
			VÝKRES CAD 1790	
NÁZEV ČERPACÍ STANICE ČS2			ARCH. ČÍSLO 06/09-F.2.1791	POŘ.ČÍSLO F.29.